


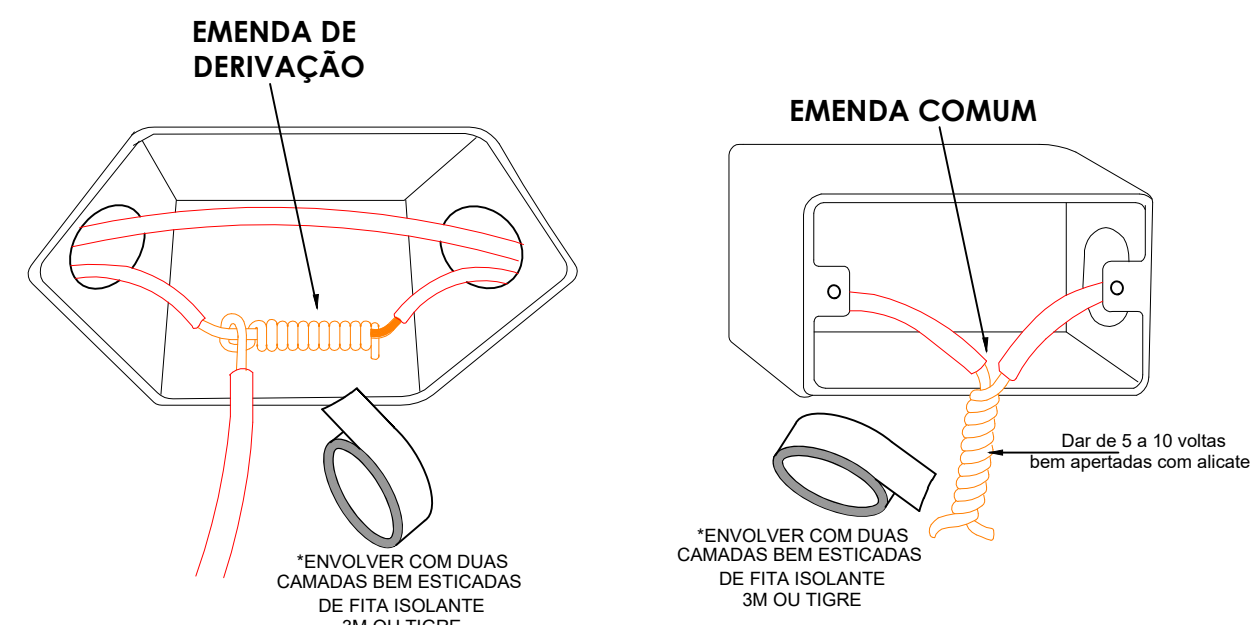

DETALHE DAS EMENDAS EM CABOS
SEM ESCALA




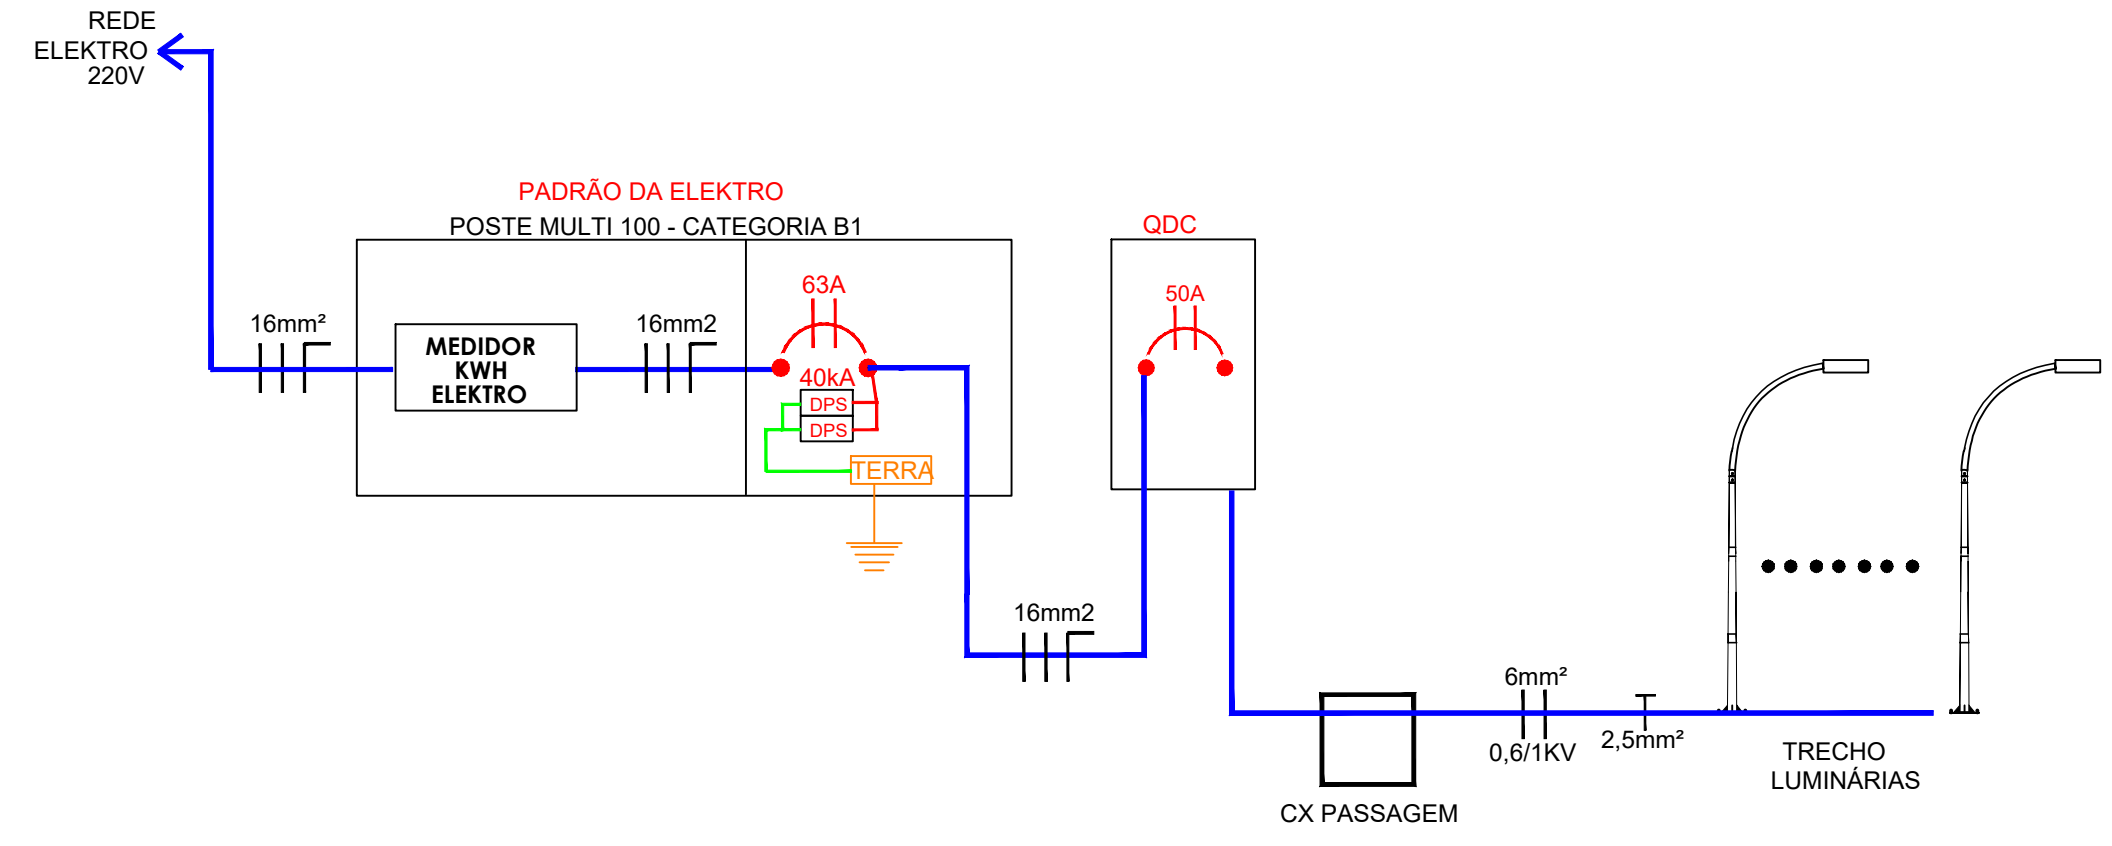



DIAGRAMA ESQUEMATICO
SEM ESCALA

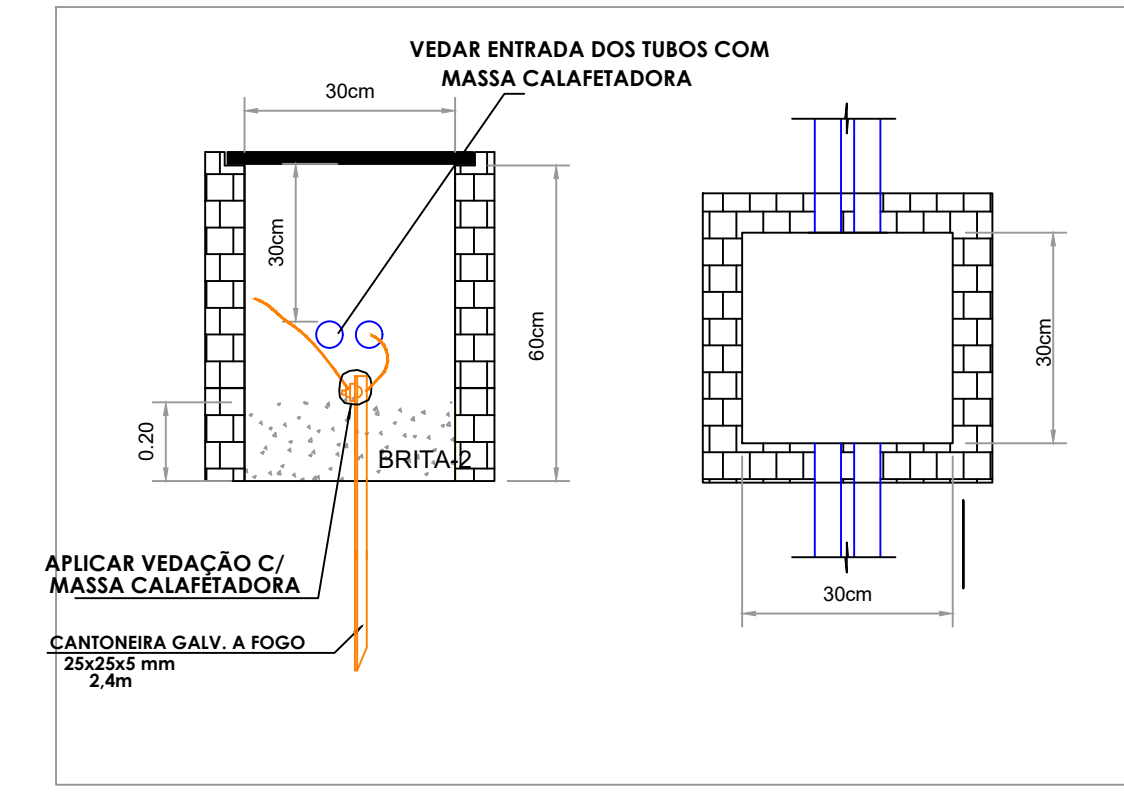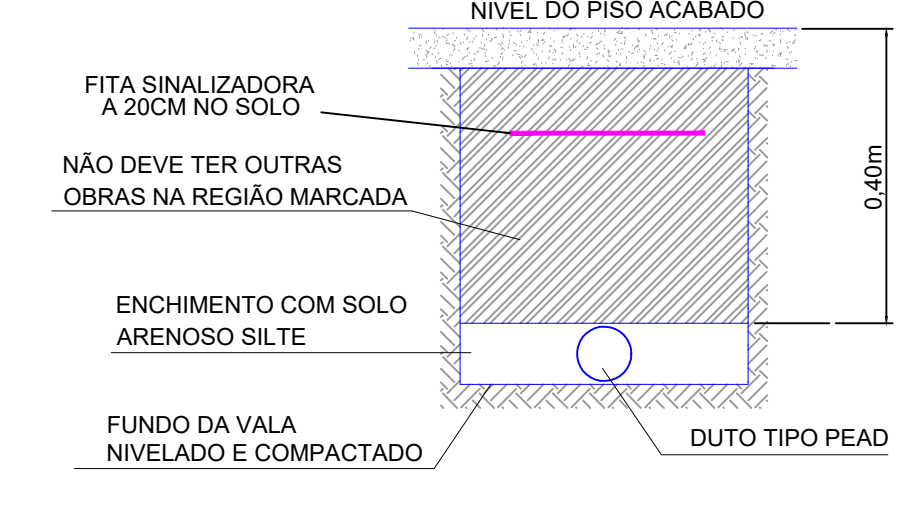

DETALHE DA CAIXA DE PASSAGEM
DETALHE 22

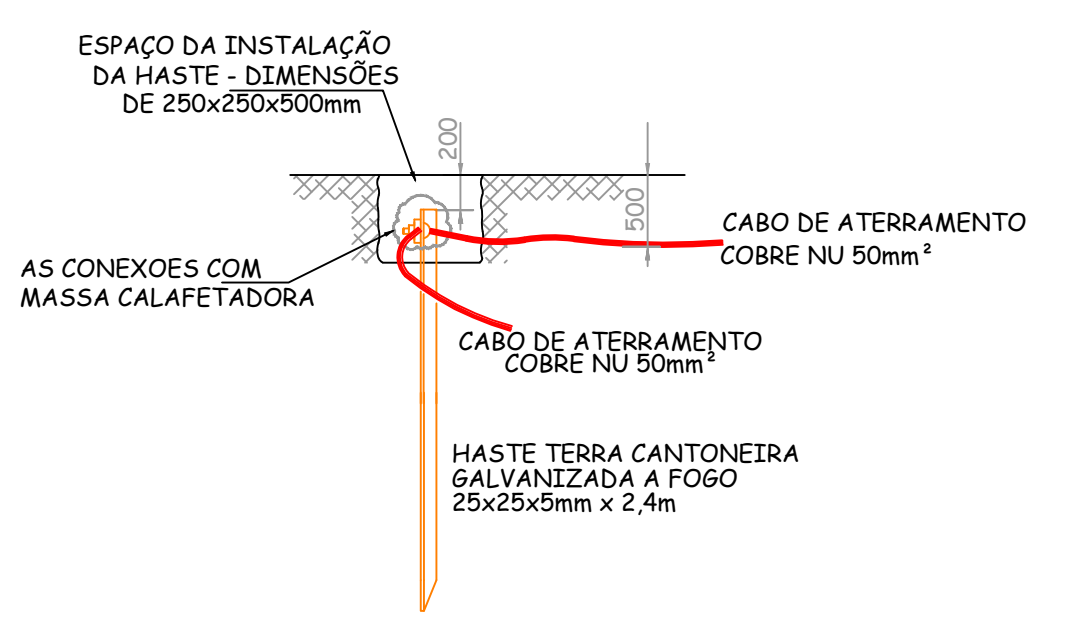

DETALHE DA INSTALAÇÃO DA VALA DO ATERRAMENTO
SEM ESCALA

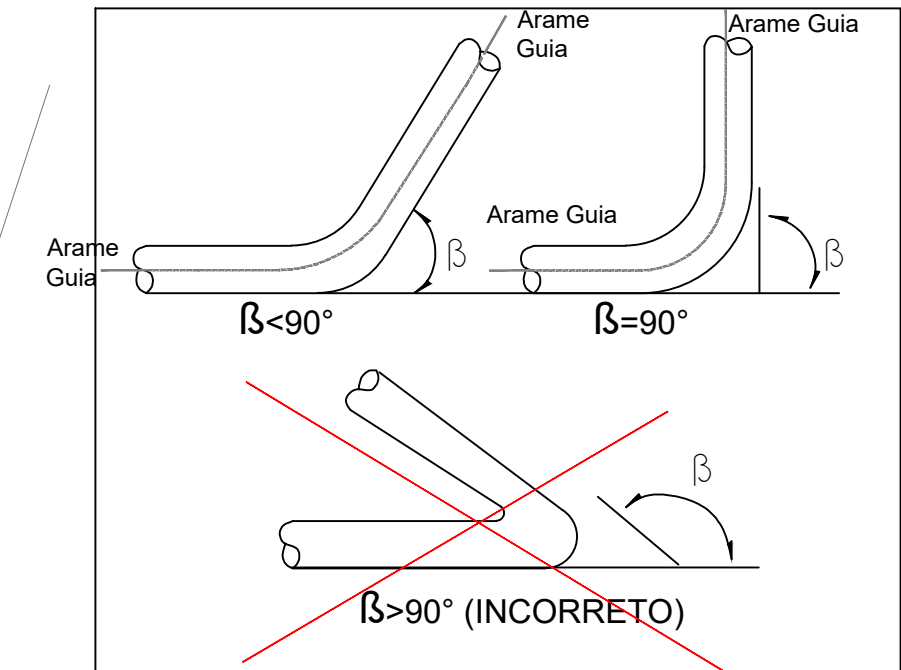

ANGULO MÁXIMO DAS CURVAS DE ELETRODUTOS
SEM ESCALA


LEGENDA

- Poste curvo de 6m - Galvanizado - Luminária LED 80W integrada com rele individual - 5000k
- Projetor 50W - Iluminação no pé das Copas das Árvores - a verificar
- Poste curvo de 6m galvanizado para 4 Luminária LED 100W integradas com rele individual - 5000k
- TUBULAÇÃO ENERGIA ELÉTRICA - PEAD CORRUGADO
- TUBULAÇÃO QUE DESCE
- TUBULAÇÃO QUE SOBE
- QUADRO DE ENERGIA - CONFIRMAR ALTURA COM PROPRIETÁRIO/ARQUITETO
- CAIXA DE PASSAGEM EM ALVENARIA OU DA TIGRE DE 300X300mm

NOTAS


- Tubulação ELÉTRICA não cotada = 3/4" ou 25mm
- Verificar circuitos e proteções no quadro de cargas
- Cabos Subterrâneos DEVEM TER isolamento 0,6/1KV (XLPE/EPR)
- Executar o projeto atendendo a NR10
- UTILIZAR ELETRODUTOS PEAD
- Não executar emendas no interior de eletrodutos
- TODAS AS PARTES METÁLICAS NÃO ENERGIADAS DEVEM SER ATERRADAS
- TODOS OS MATERIAIS A SEREM EMPREGADOS DEVEM SER CADASTRADOS NA ELEKTRO OU NBR/REC

COBERTURA COM PINGADEIRA


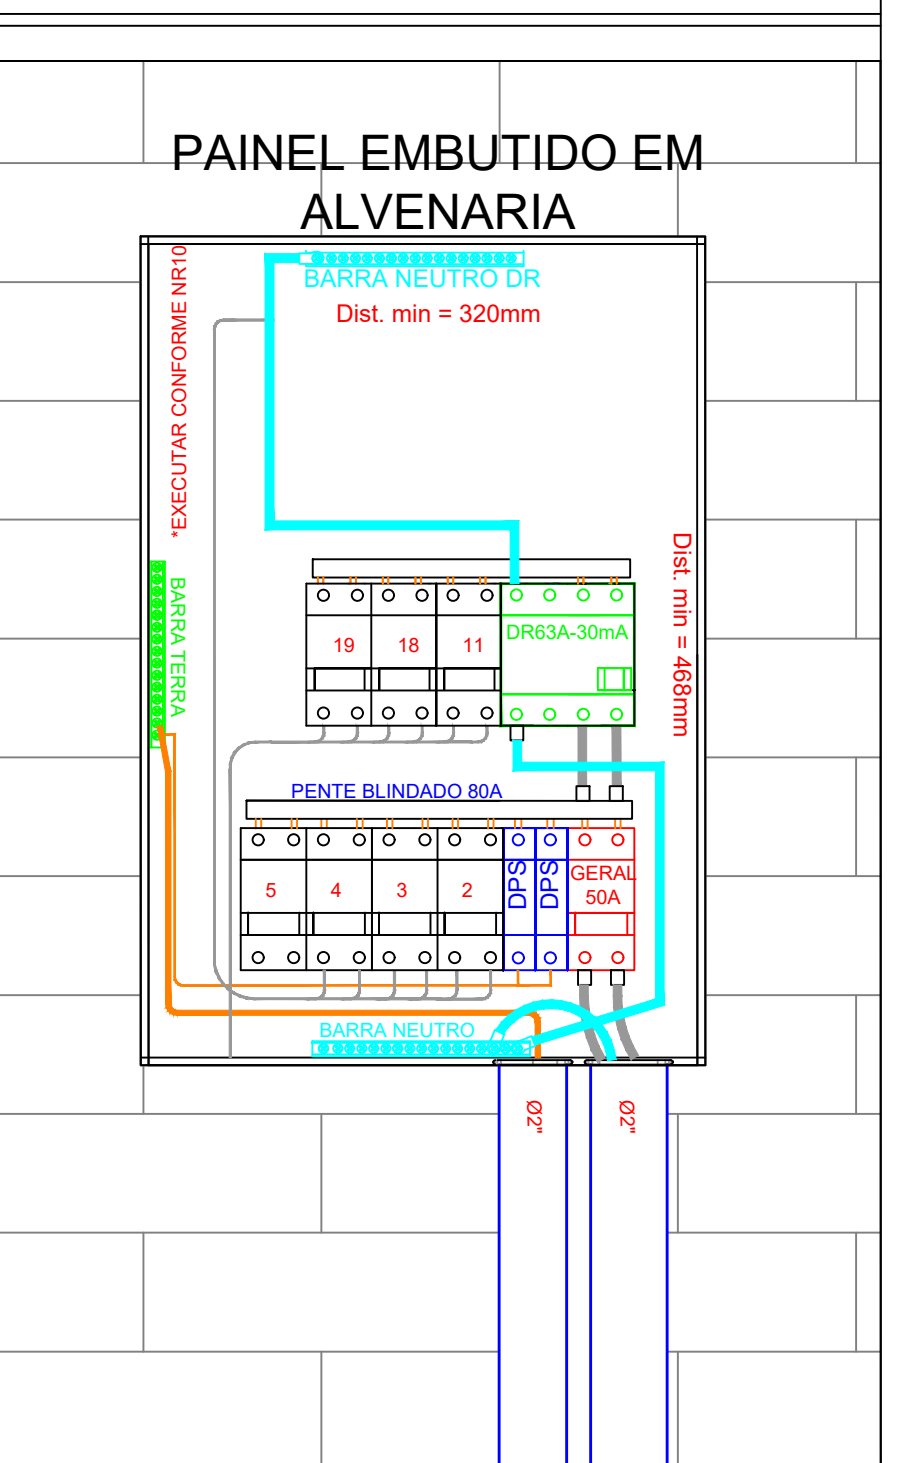


LAYOUT ESQ. QDC02
mínimo de 36 posições
PADRAO TIGRE
SEM ESCALA


ESQUEMA UNIFILAR - QDC2

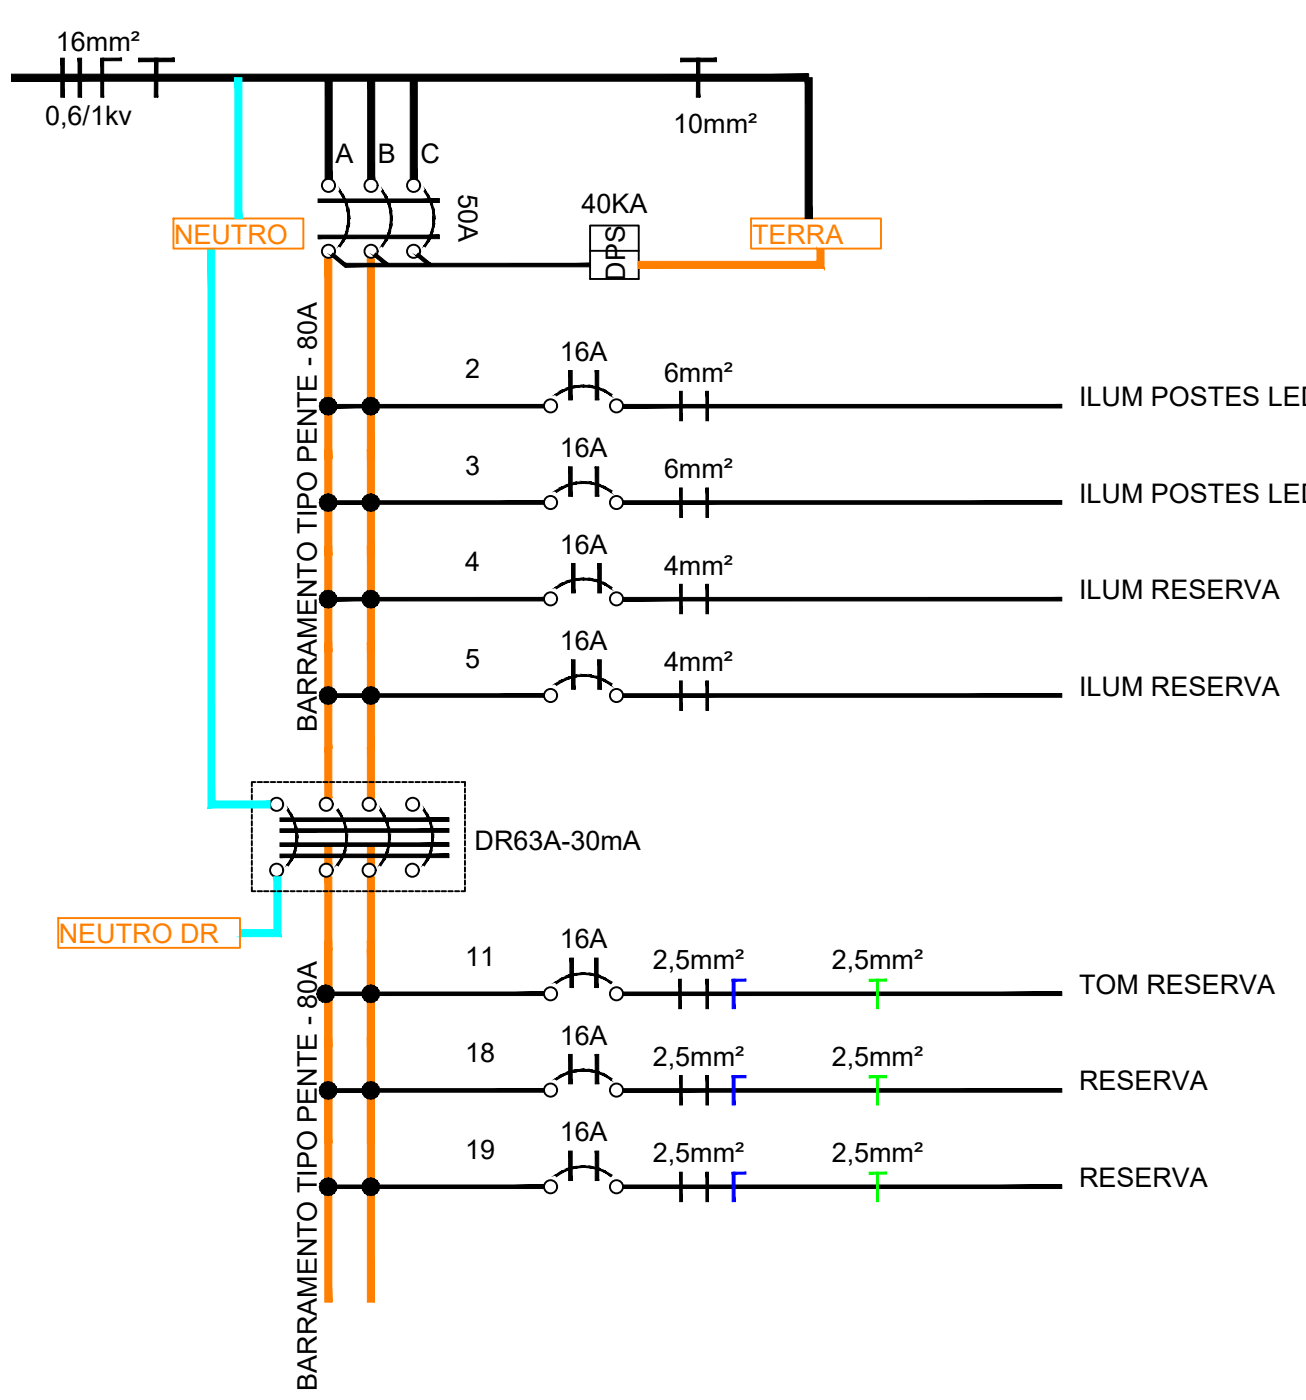



ESQUEMA UNIFILAR - QDC1

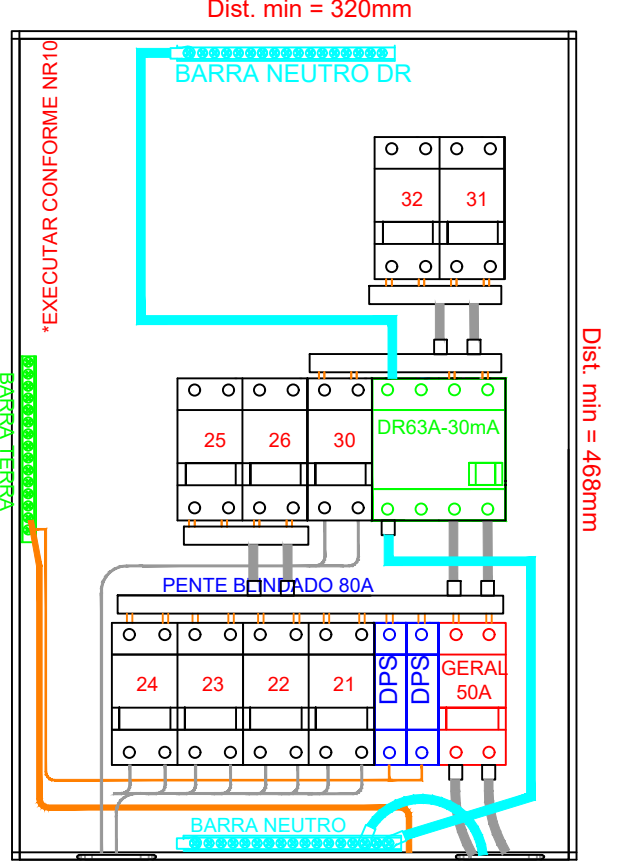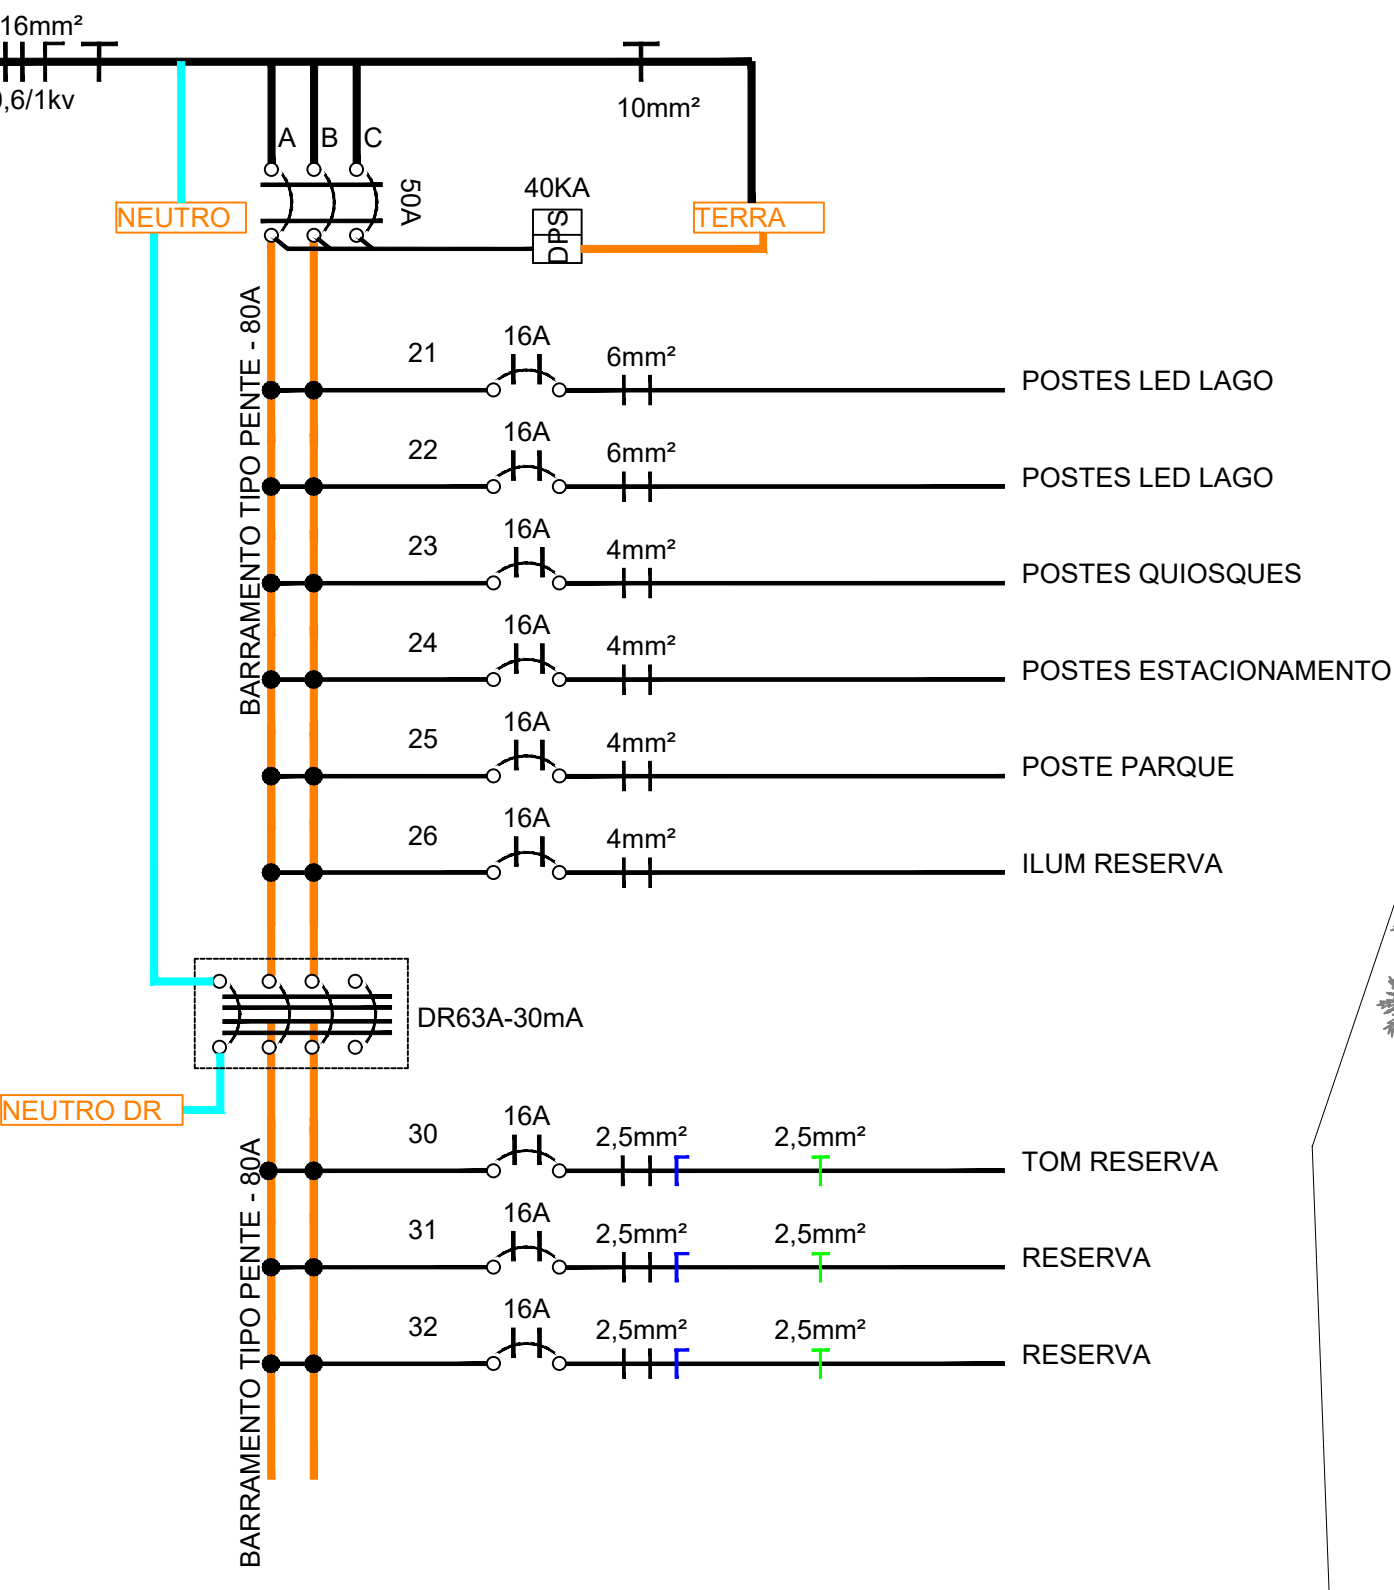

LAYOUT ESQ. QDC01
mínimo de 36 posições
PAINEL METÁLICO
ESCALA 1:5

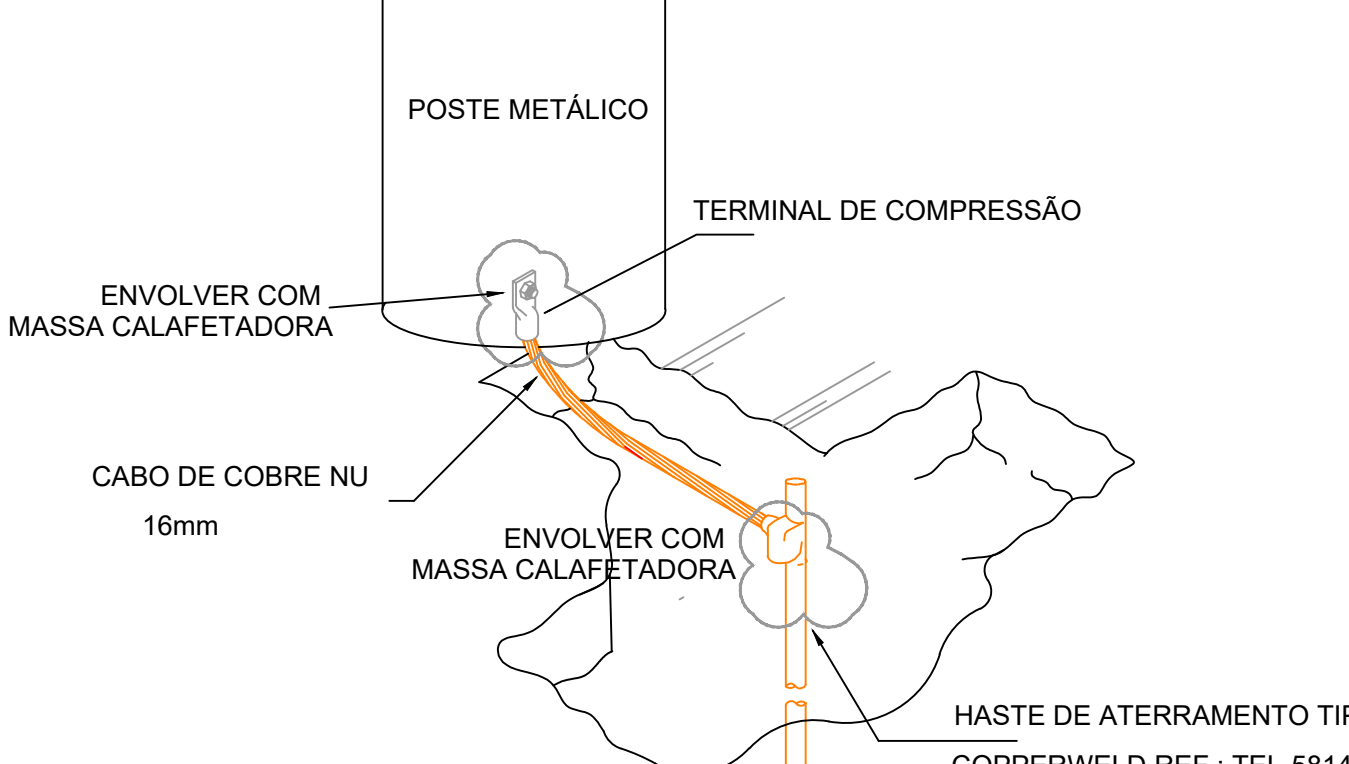

CONEXÃO NO POSTE METÁLICO DO PARQUINHO
DETALHE 26
SEM ESCALA

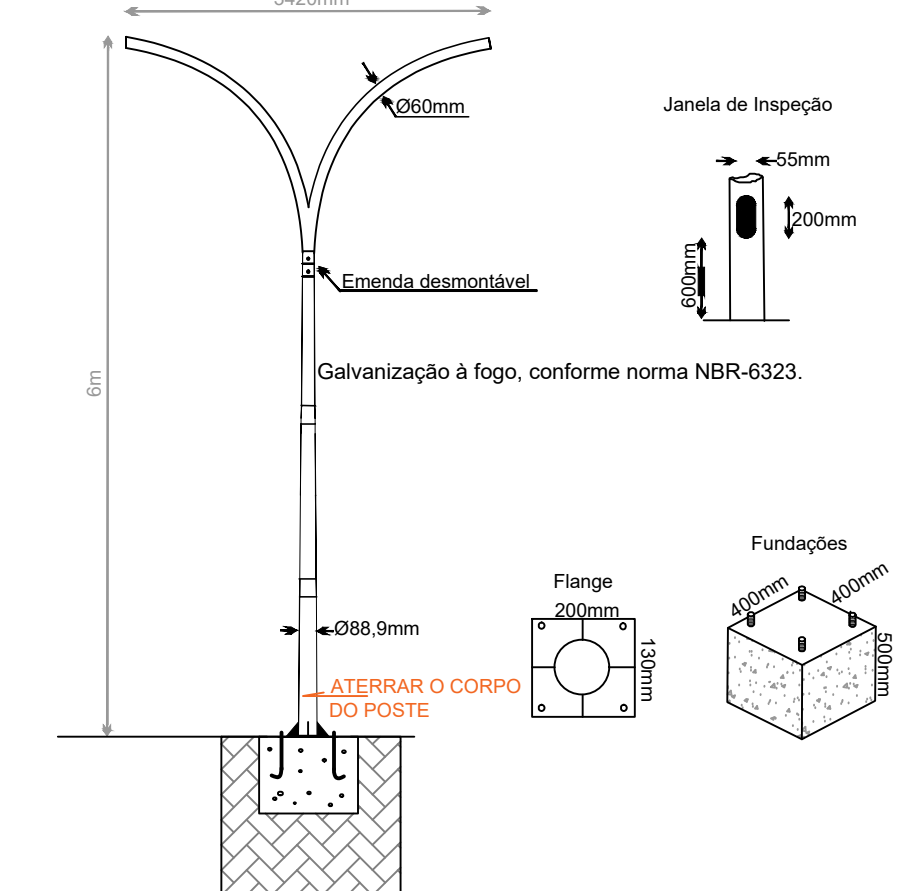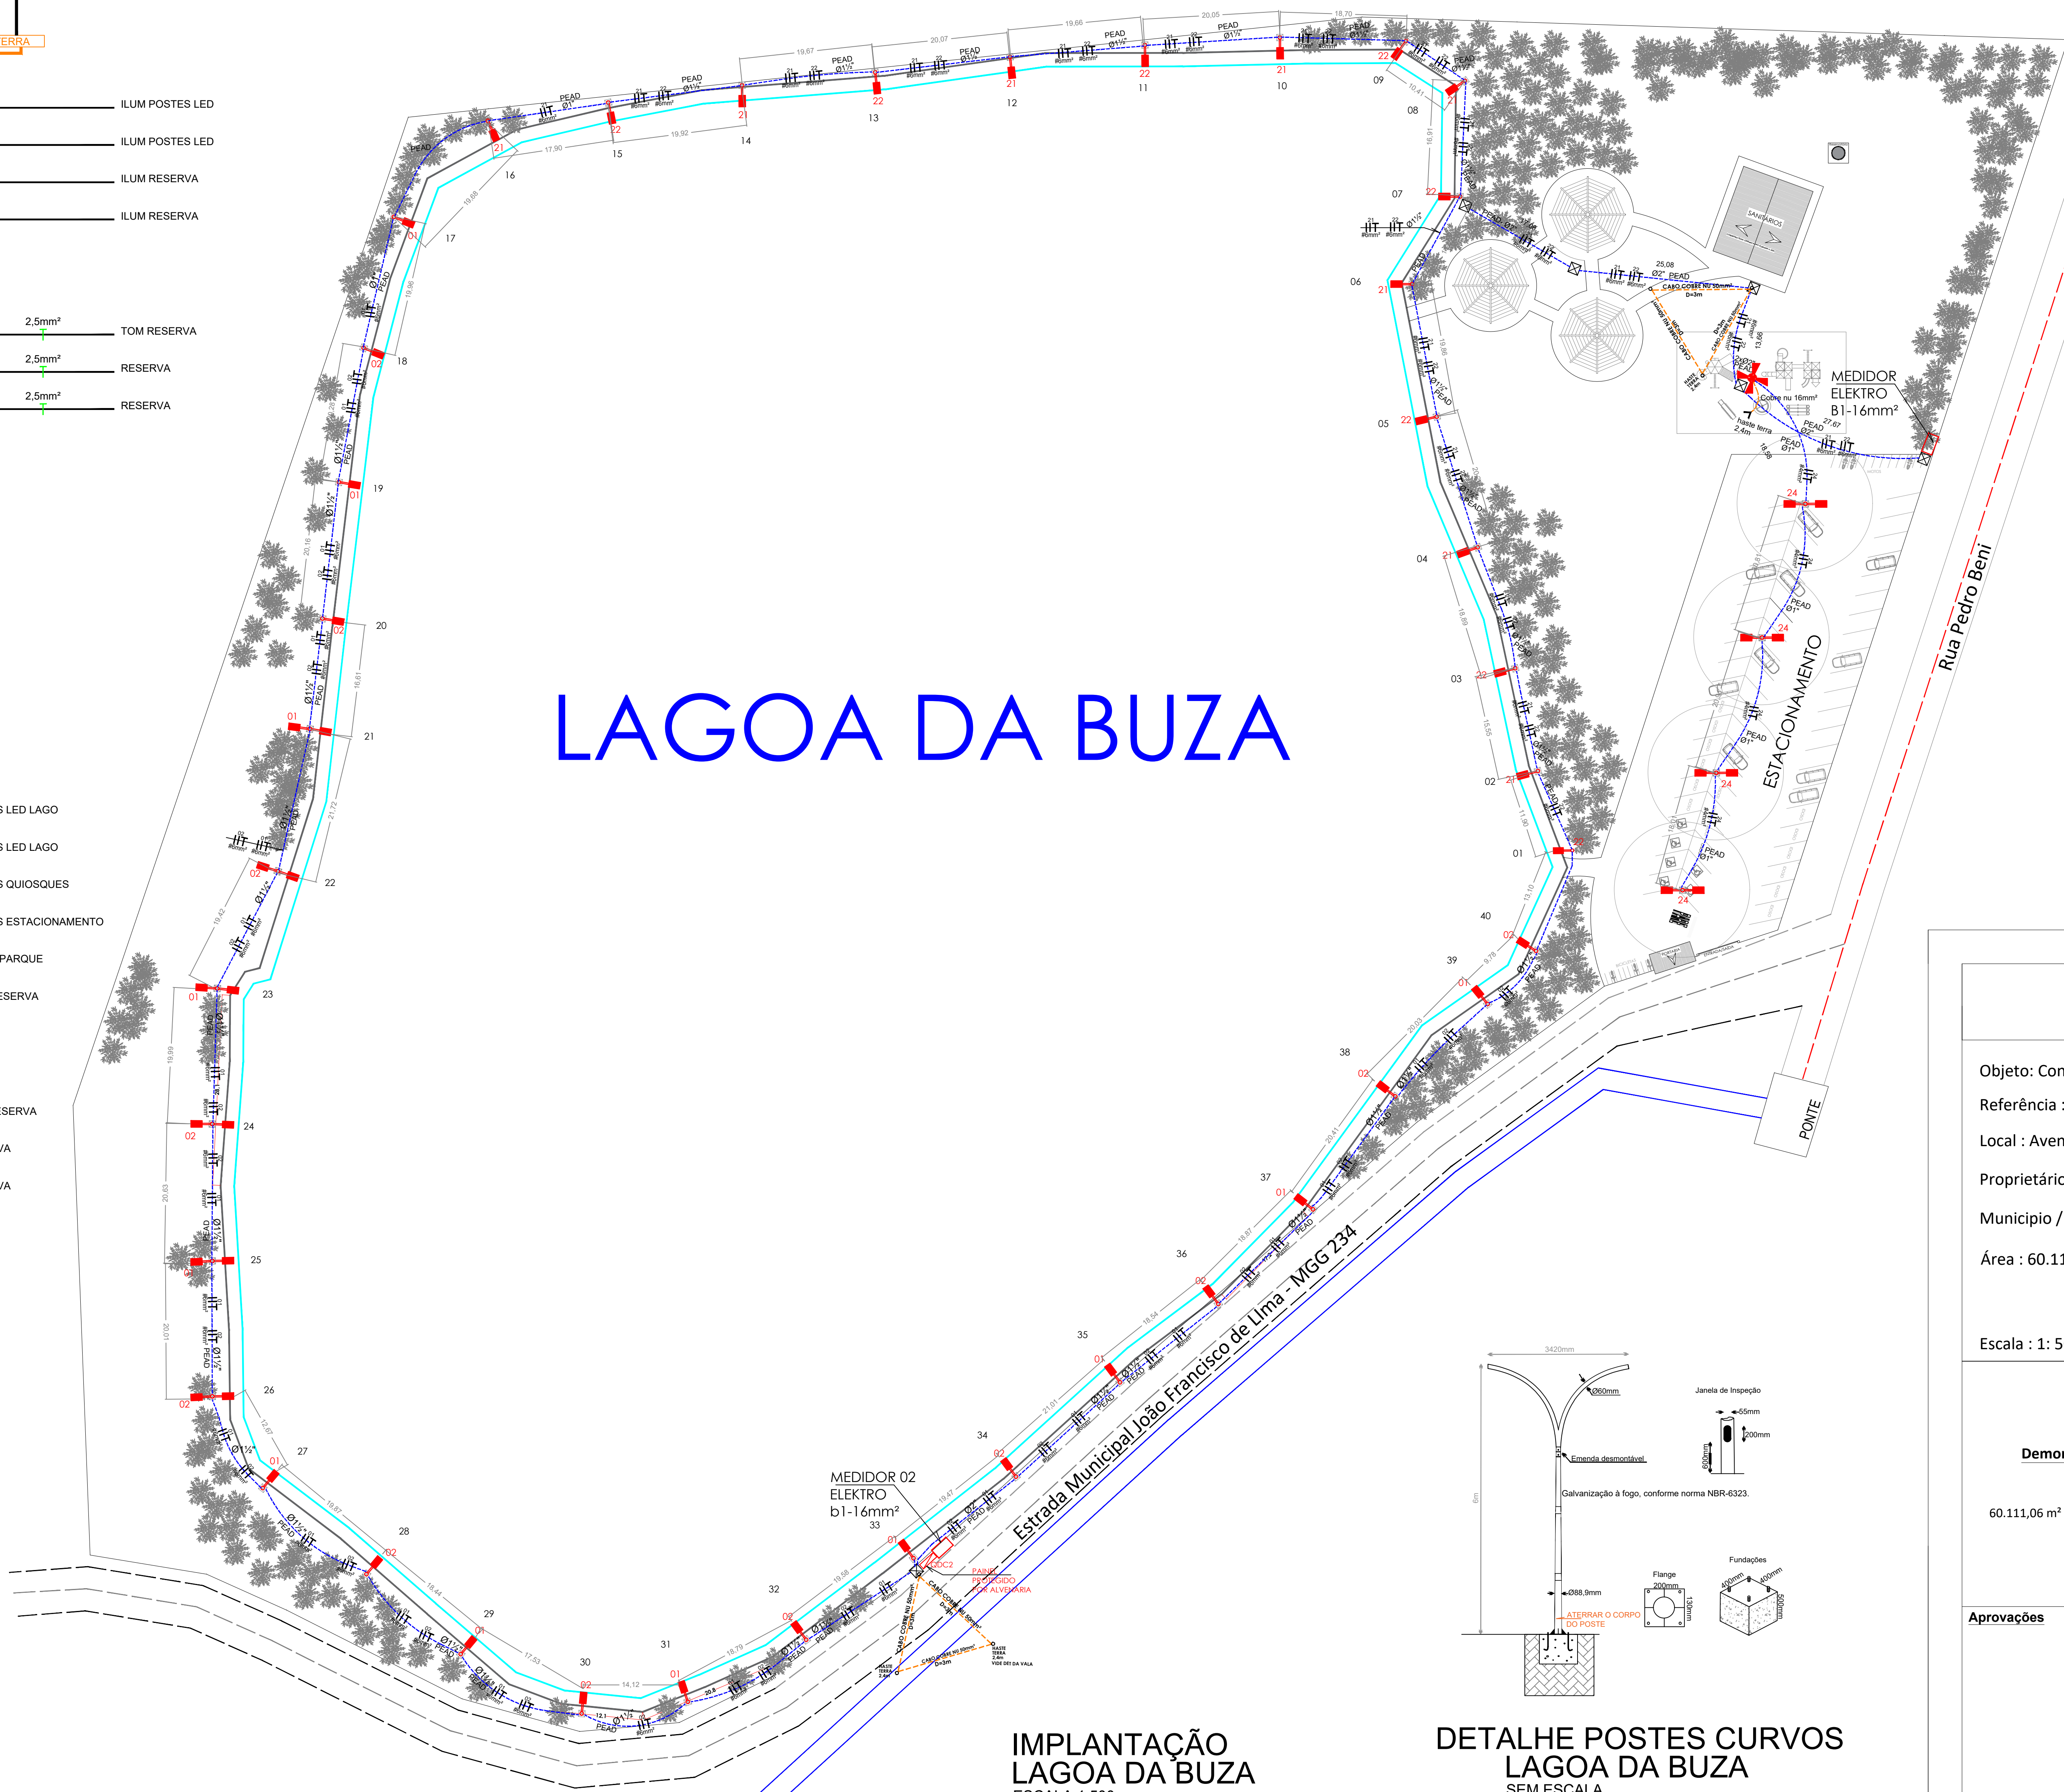

DETALHE POSTES CURVOS
LAGOA DA BUZA
SEM ESCALA

PROJETO ELÉTRICO

F.U.

Objeto: Construção do Parque da Lagoa da Buza 1ª Etapa
Referência : Projeto de Iluminação
Local : Avenida Pedro Beni com Estrada Municipal João Francisco de Lima
Proprietário : Prefeitura Municipal de Estiva Gerbi
Município / UF : Estiva Gerbi - SP
Área : 60.111,06 m² ou 6,0111 ha ou 2,4839 Alq.

Escala : 1: 5000 Data : NOV/2021

Demonstrativo das Áreas :

60.111,06 m² ou 6,0111 ha ou 2,4839 Alq.

Proprietário
Prefeitura Municipal de Estiva Gerbi
CNPJ: 67.168.856/0001-41

Autor do Projeto e Responsável Técnico
Daniel Fernando Jeske
Engº Eletricista - CREA 506285908

Aprovações