


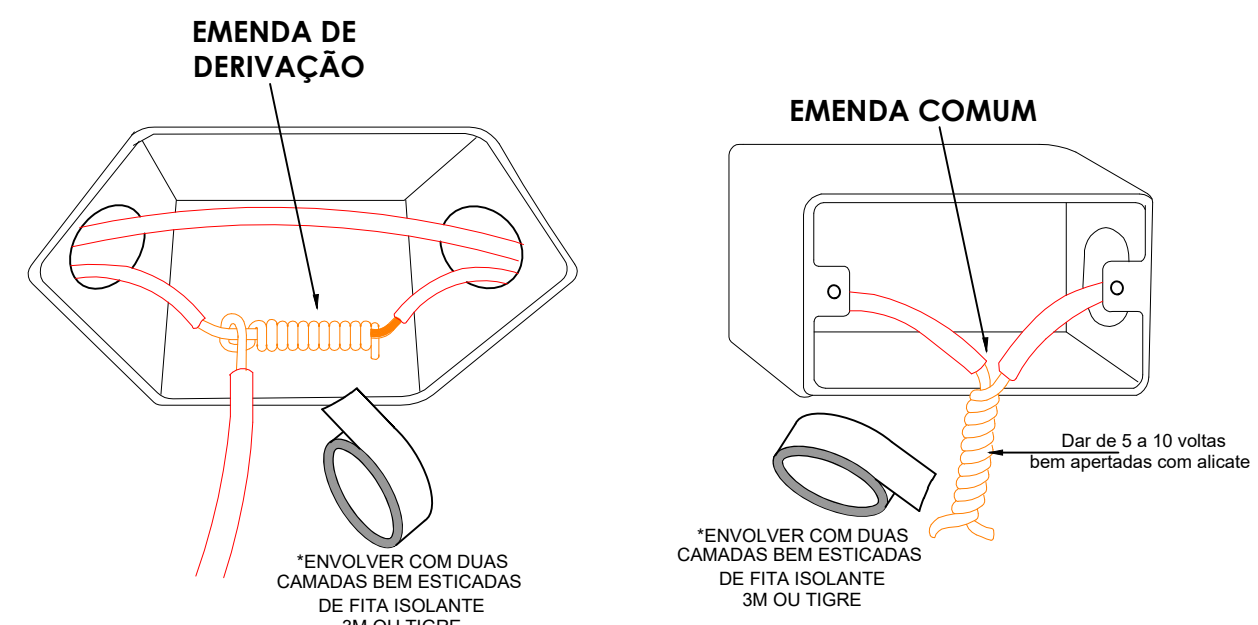

DETALHE DAS EMENDAS EM CABOS
SEM ESCALA





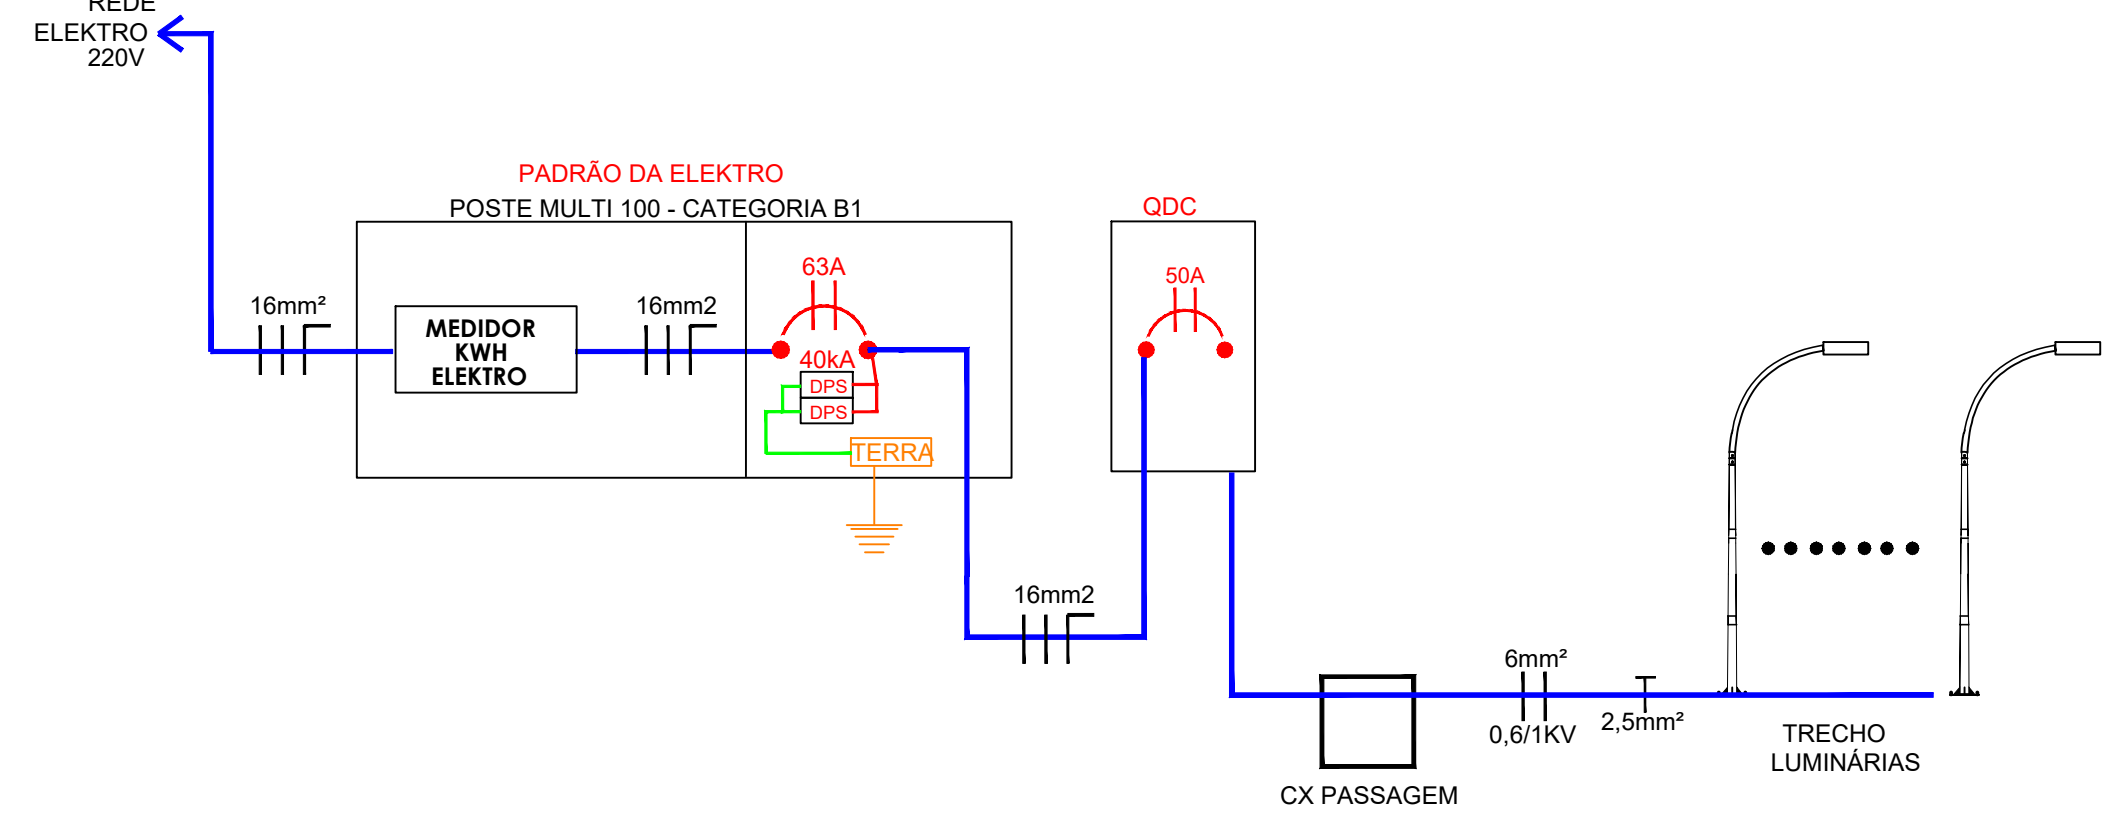


DIAGRAMA ESQUEMATICO
SEM ESCALA

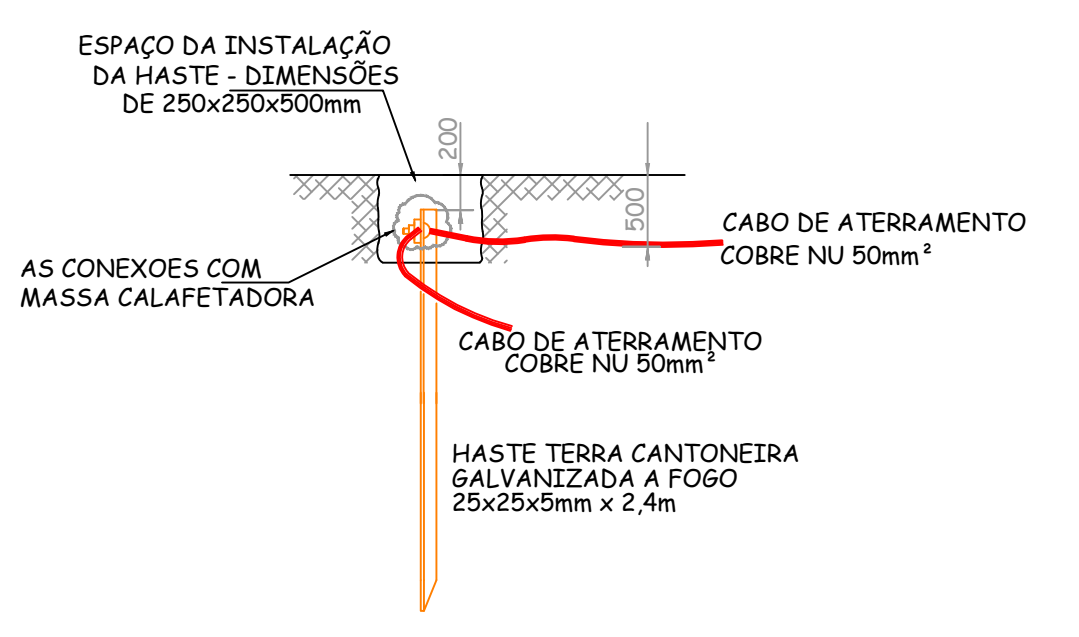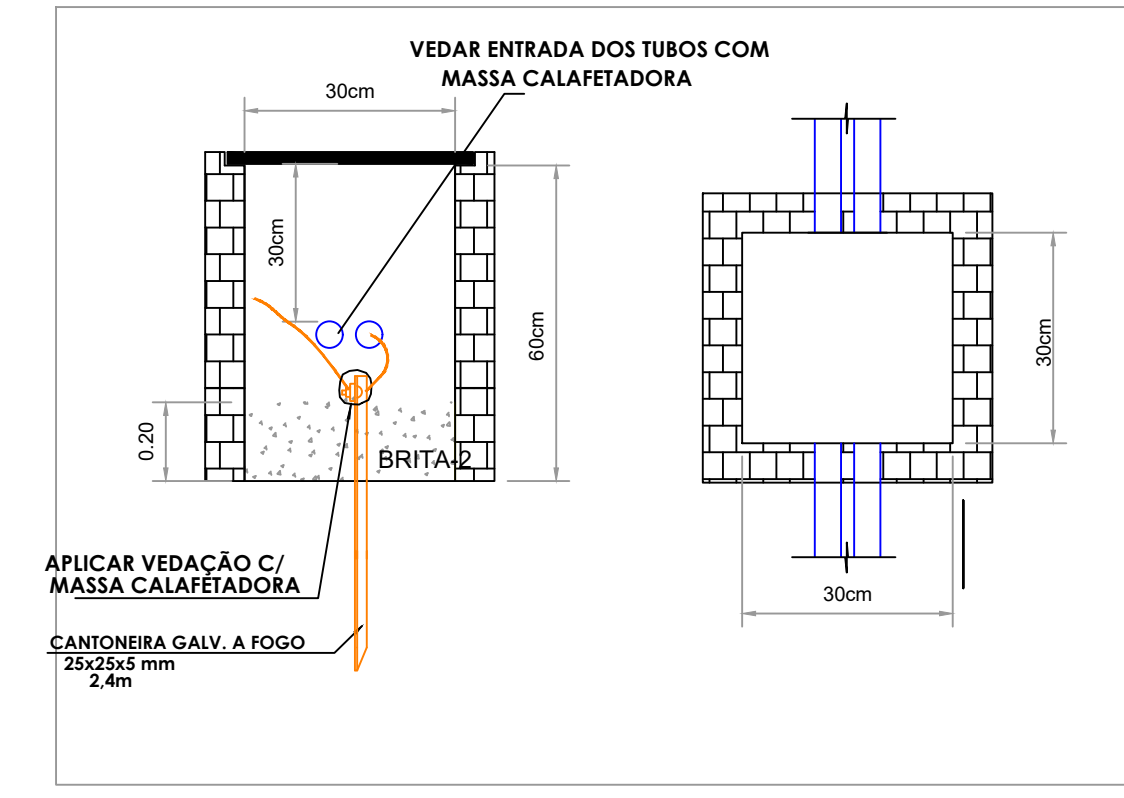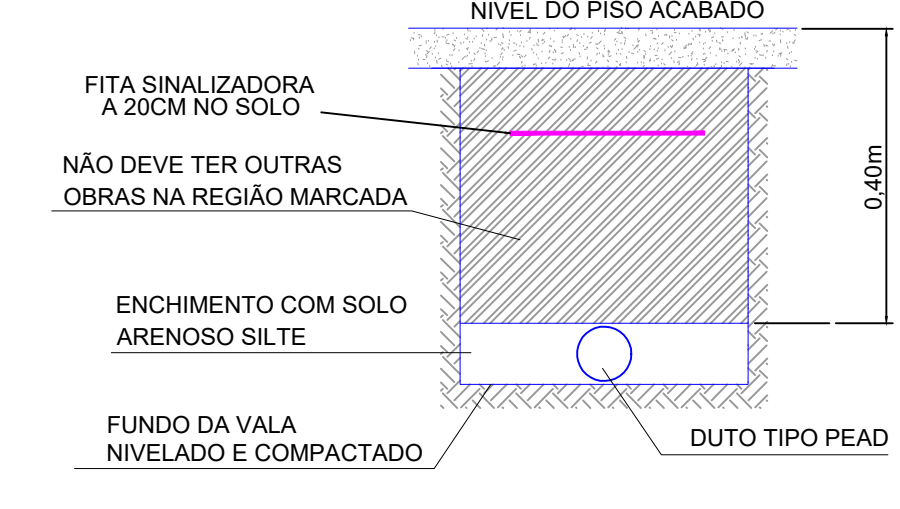


DETALHE DA INSTALAÇÃO DA VALA DO ATERRAMENTO
SEM ESCALA

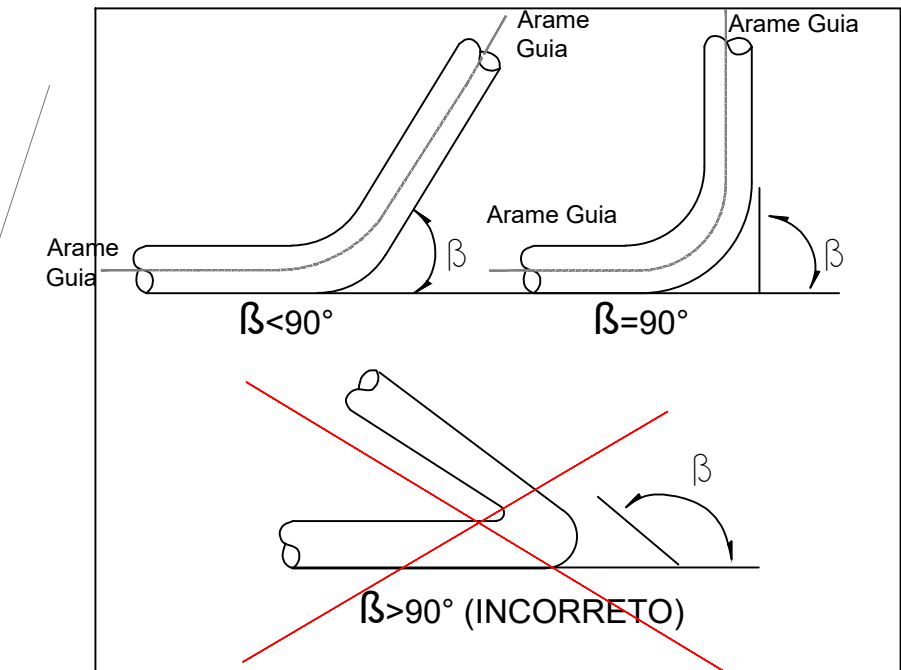


ANGULO MÁXIMO DAS CURVAS DE ELETRODUTOS
SEM ESCALA


LEGENDA	
	Poste curvo de 6m - Galvanizado - Luminária LED 80W integrada com rele individual - 5000K
	Projektor 50W - Iluminação no pé das Copas das Árvores - a verificar
	Poste curvo de 6m galvanizado para 4 Luminária LED 100W integradas com rele individual - 5000K
	QUADRO DE ENERGIA - CONFIRMAR ALTURA COM PROPRIETÁRIO/ARQUITETO
	CAIXA DE PASSAGEM EM ALVENARIA OU DA TIGRE DE 300X300X60mm
NOTAS	
- Tubulação ELÉTRICA não cotada = 3/4" ou 25mm	
- Verificar circuitos e proteções no quadro de cargas	
- Cabos Subterrâneos DEVEM TER isolamento 0,6/1KV (XLPE/EPR)	
- Executar o projeto atendendo a NR10	
- UTILIZAR ELETRODUTOS PEAD	
- Não executar emendas no interior de eletrodutos	
TODAS AS PARTES METÁLICAS NÃO ENERGIADAS DEVEM SER ATERRADAS	
TODOS OS MATERIAIS A SEREM EMPREGADOS DEVEM SER CADASTRADOS NA ELEKTRO OU NBR/REC	

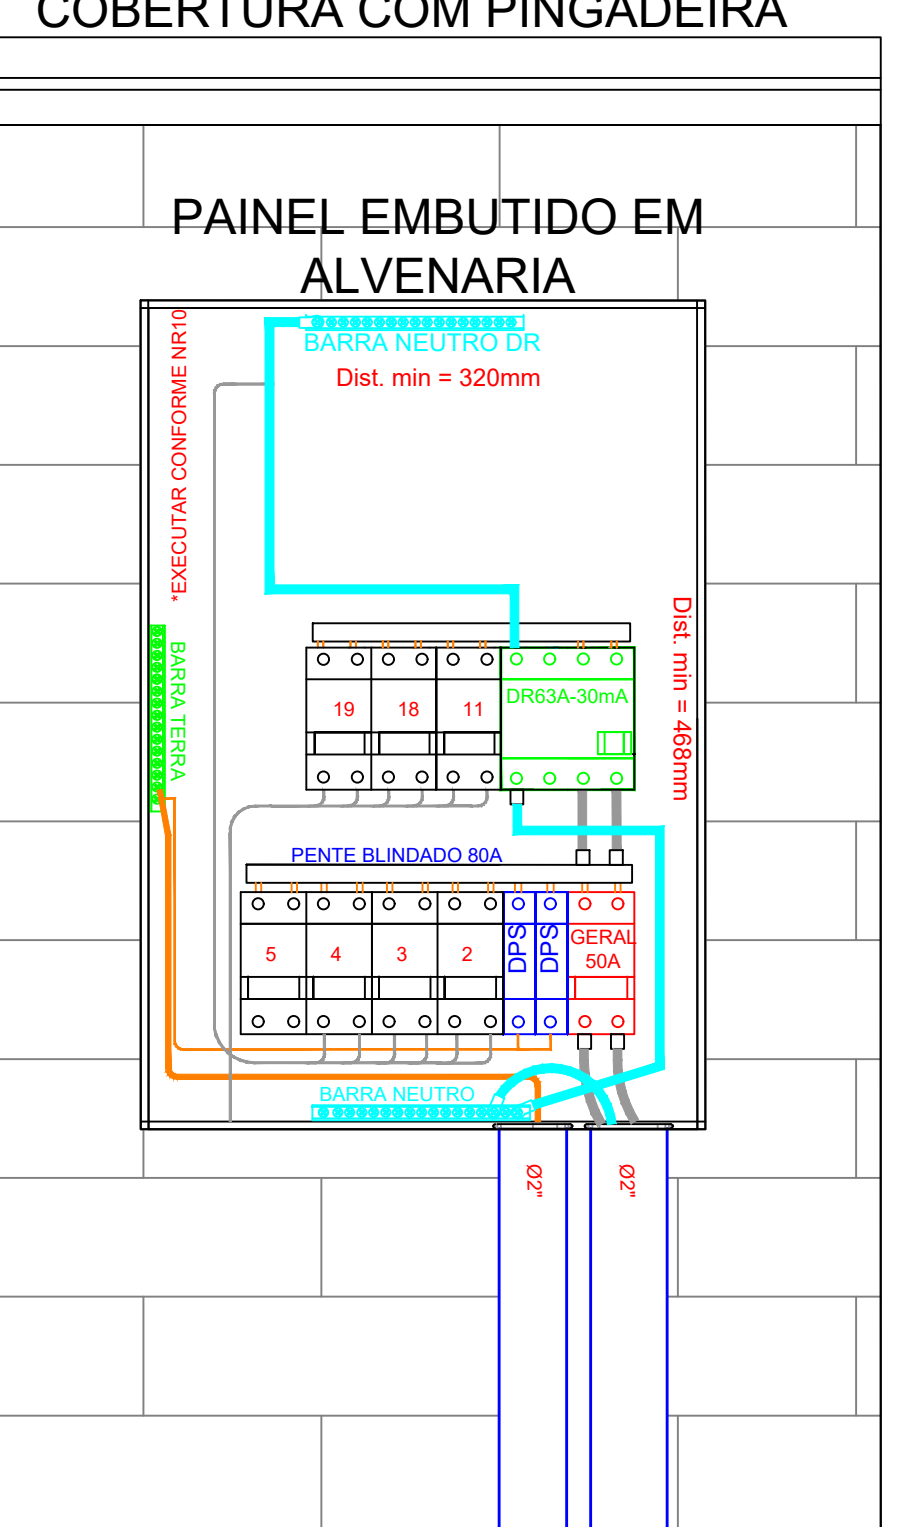


LAYOUT ESQ. QDC02
mínimo de 36 posições
PADRAO TIGRE
SEM ESCALA

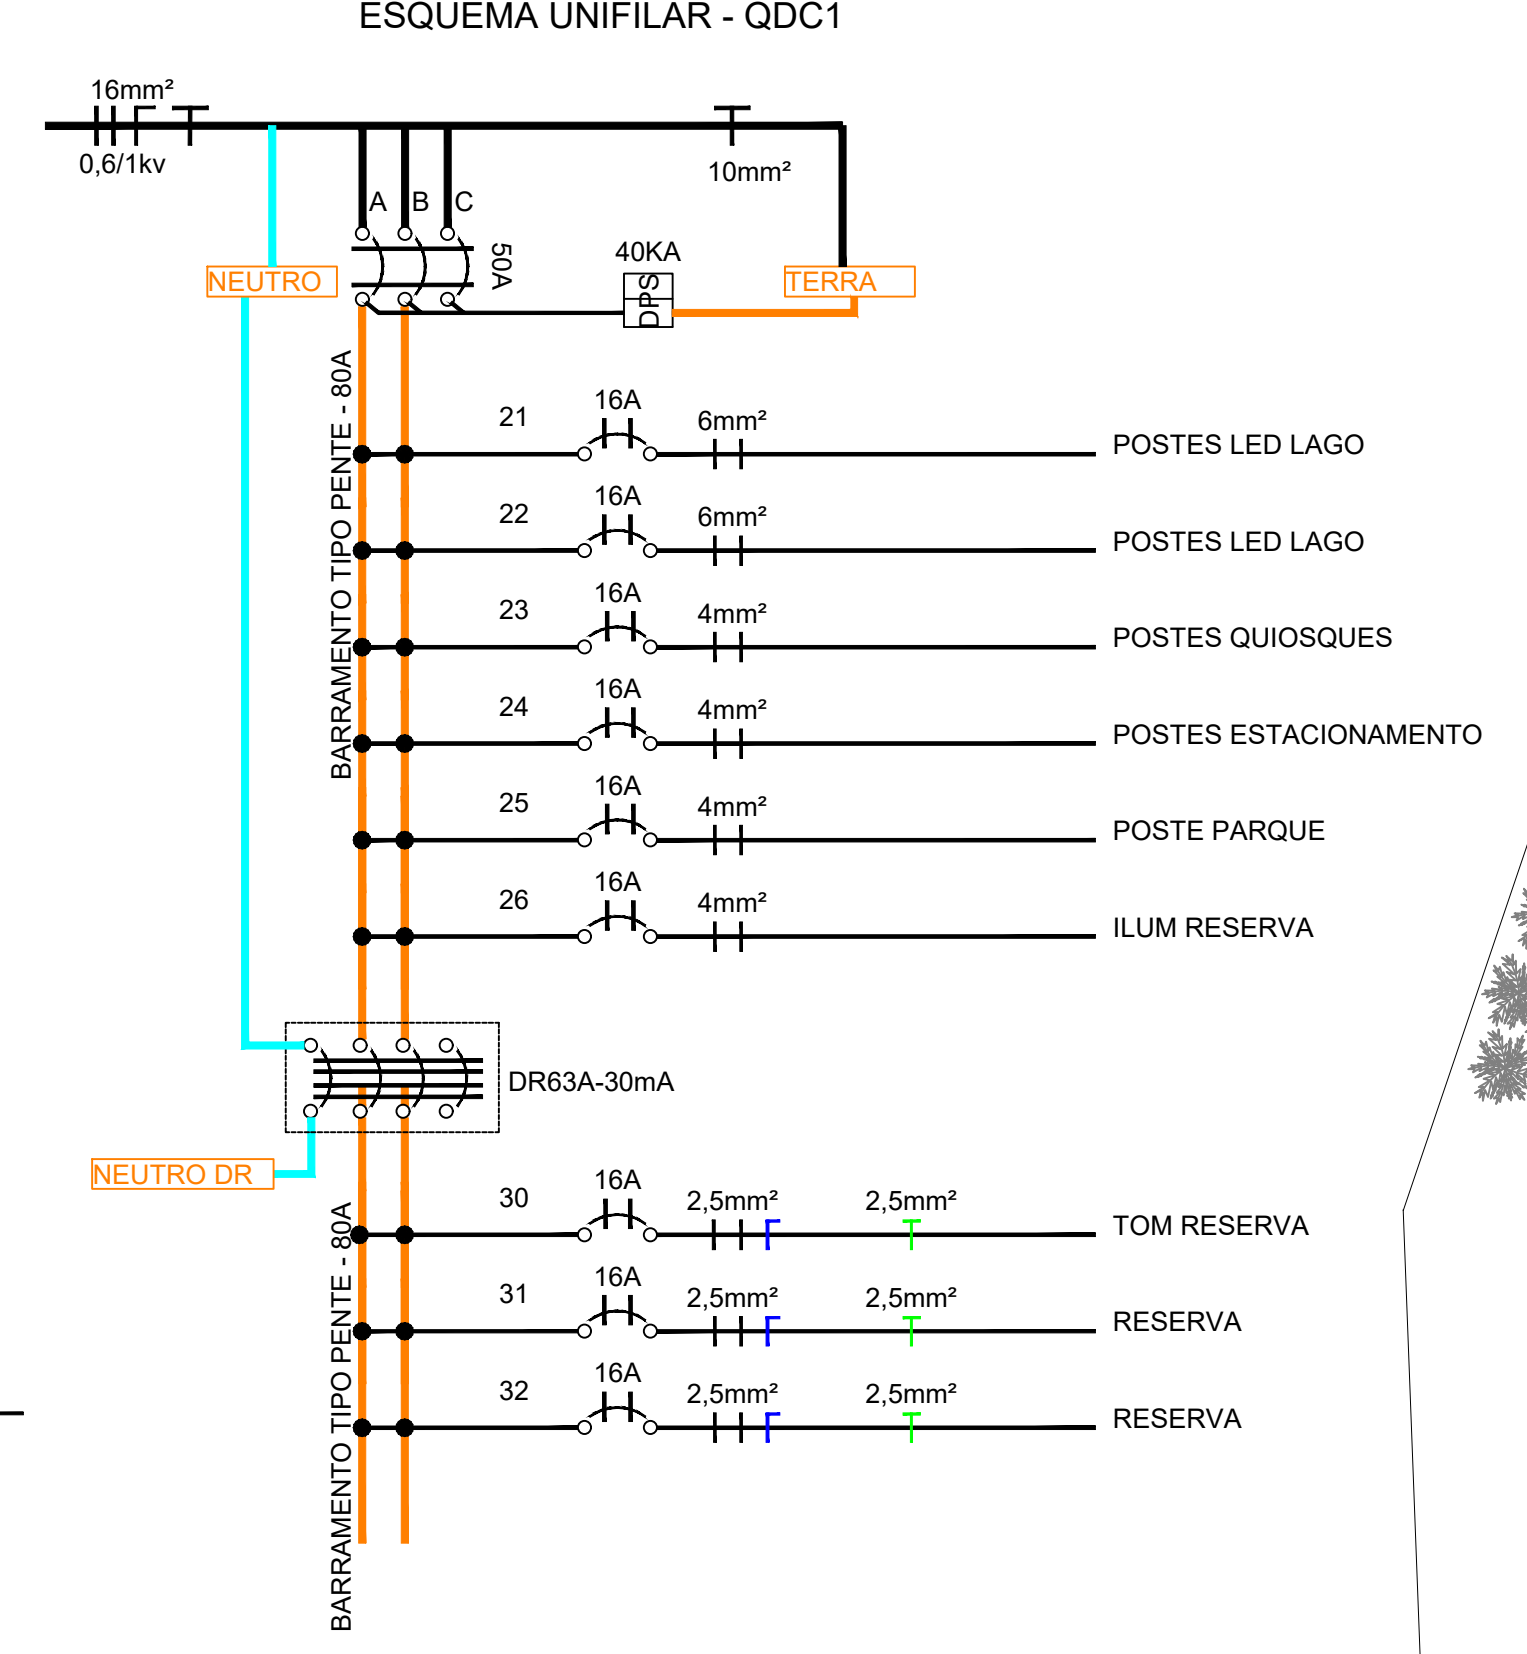


ESQUEMA UNIFILAR - QDC1

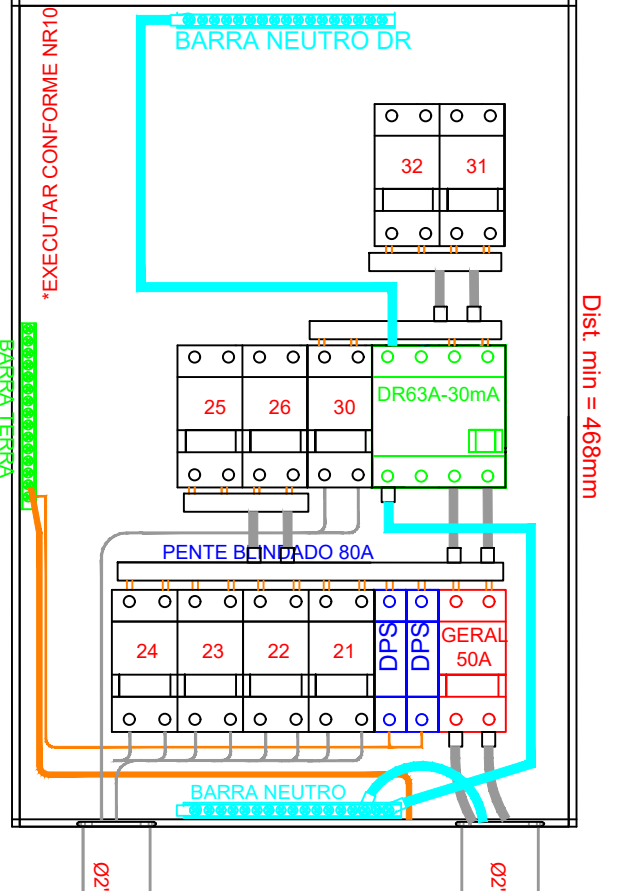

LAYOUT ESQ. QDC01
mínimo de 36 posições
PAINEL METÁLICO
ESCALA 1:5

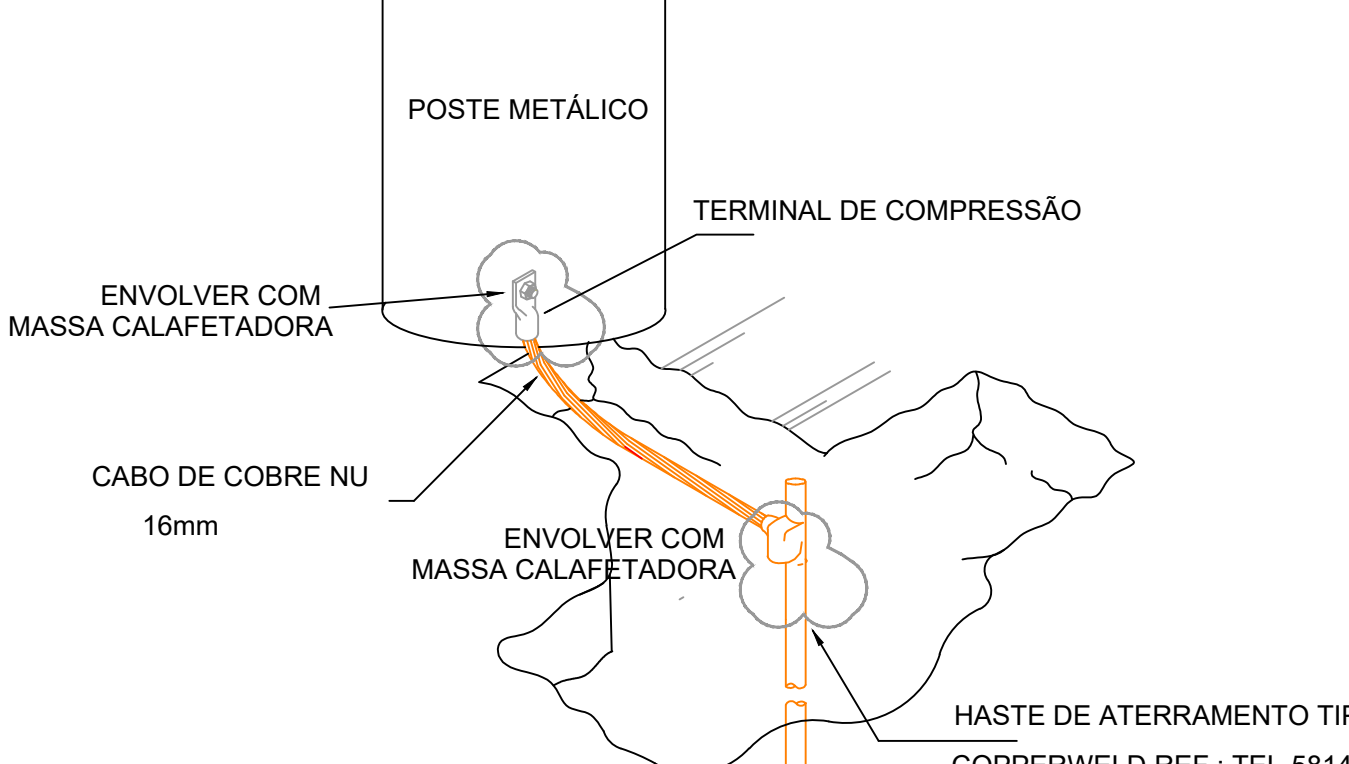


CONEXÃO NO POSTE METÁLICO DO PARQUINHO
DETALHE 26
SEM ESCALA

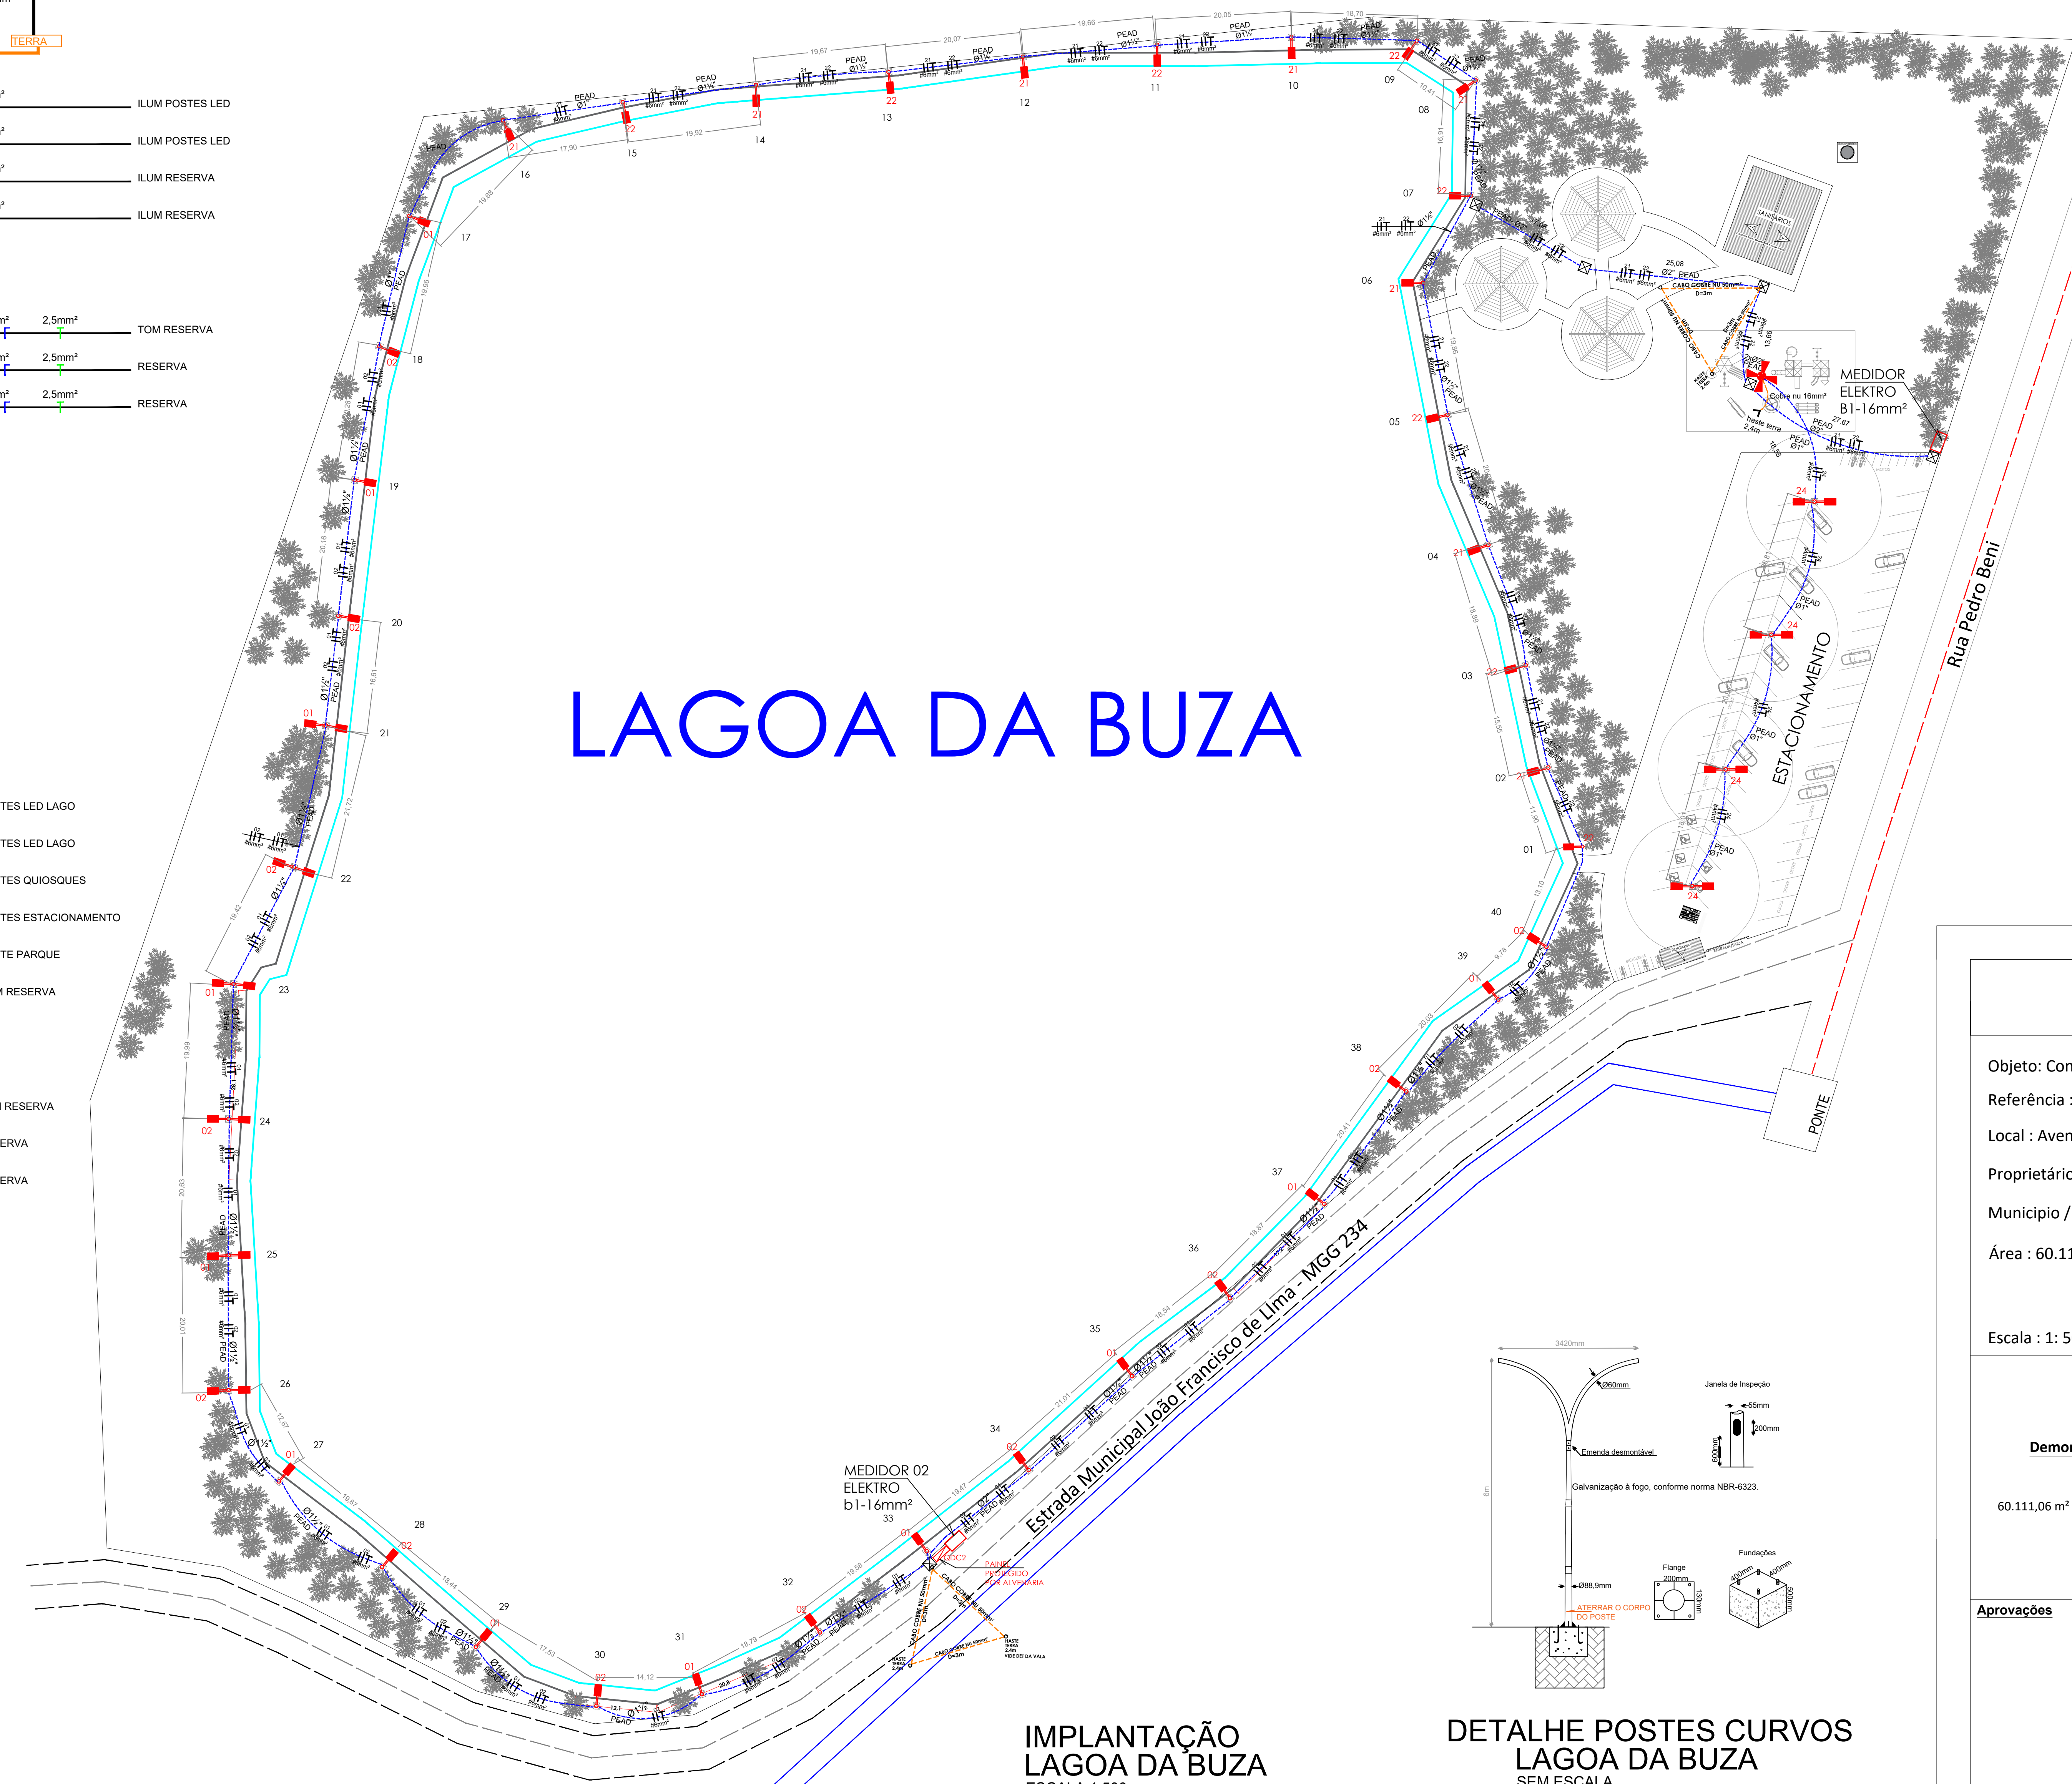

LAGOA DA BUZA

IMPLANTAÇÃO LAGOA DA BUZA
ESCALA 1:500

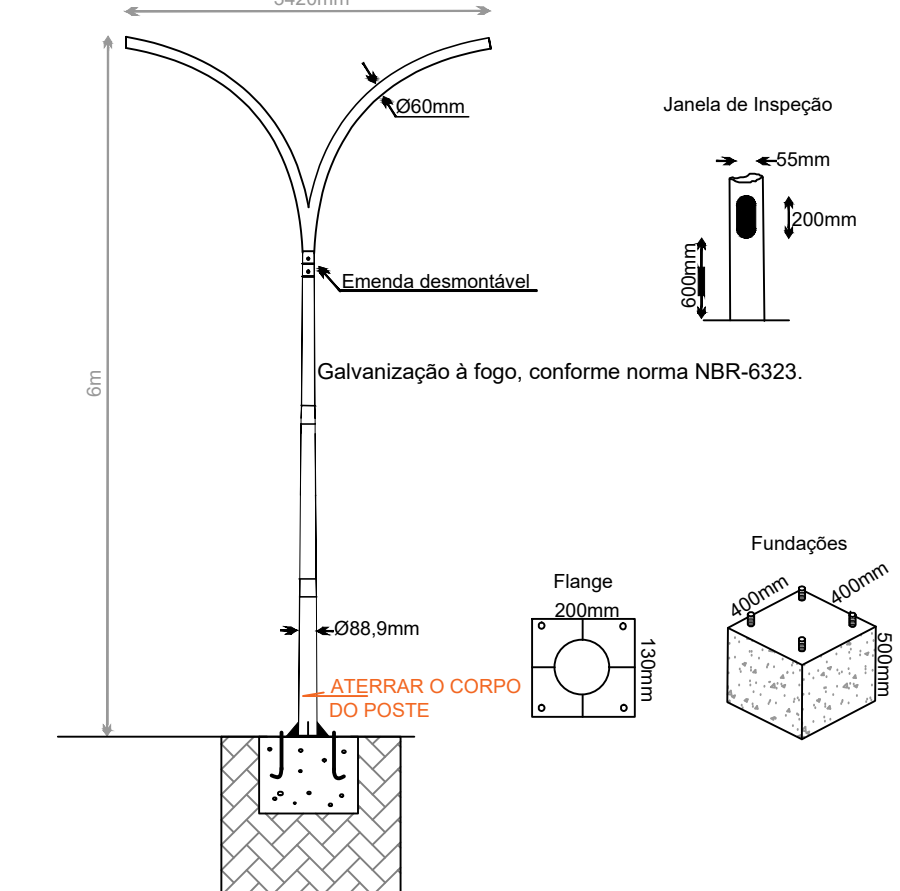

DETALHE POSTES CURVOS LAGOA DA BUZA
SEM ESCALA

PROJETO ELÉTRICO		F.U.
Objeto: Construção do Parque da Lagoa da Buza 1ª Etapa		
Referência : Projeto de Iluminação		
Local : Avenida Pedro Beni com Estrada Municipal João Francisco de Lima		
Proprietário : Prefeitura Municipal de Estiva Gerbi		
Município / UF : Estiva Gerbi - SP		
Área : 60.111,06 m² ou 6,0111 ha ou 2,4839 Alq.		
Escala : 1: 5000		Data : NOV/2021
Demonstrativo das Áreas :		Proprietário Prefeitura Municipal de Estiva Gerbi CNPJ: 67.168.856/0001-41
60.111,06 m² ou 6,0111 ha ou 2,4839 Alq.		Autor do Projeto e Responsável Técnico Daniel Fernando Jeske Engº Eletricista - CREA 506285908
Aprovações		