



Planta Baixa
Escala 1/100

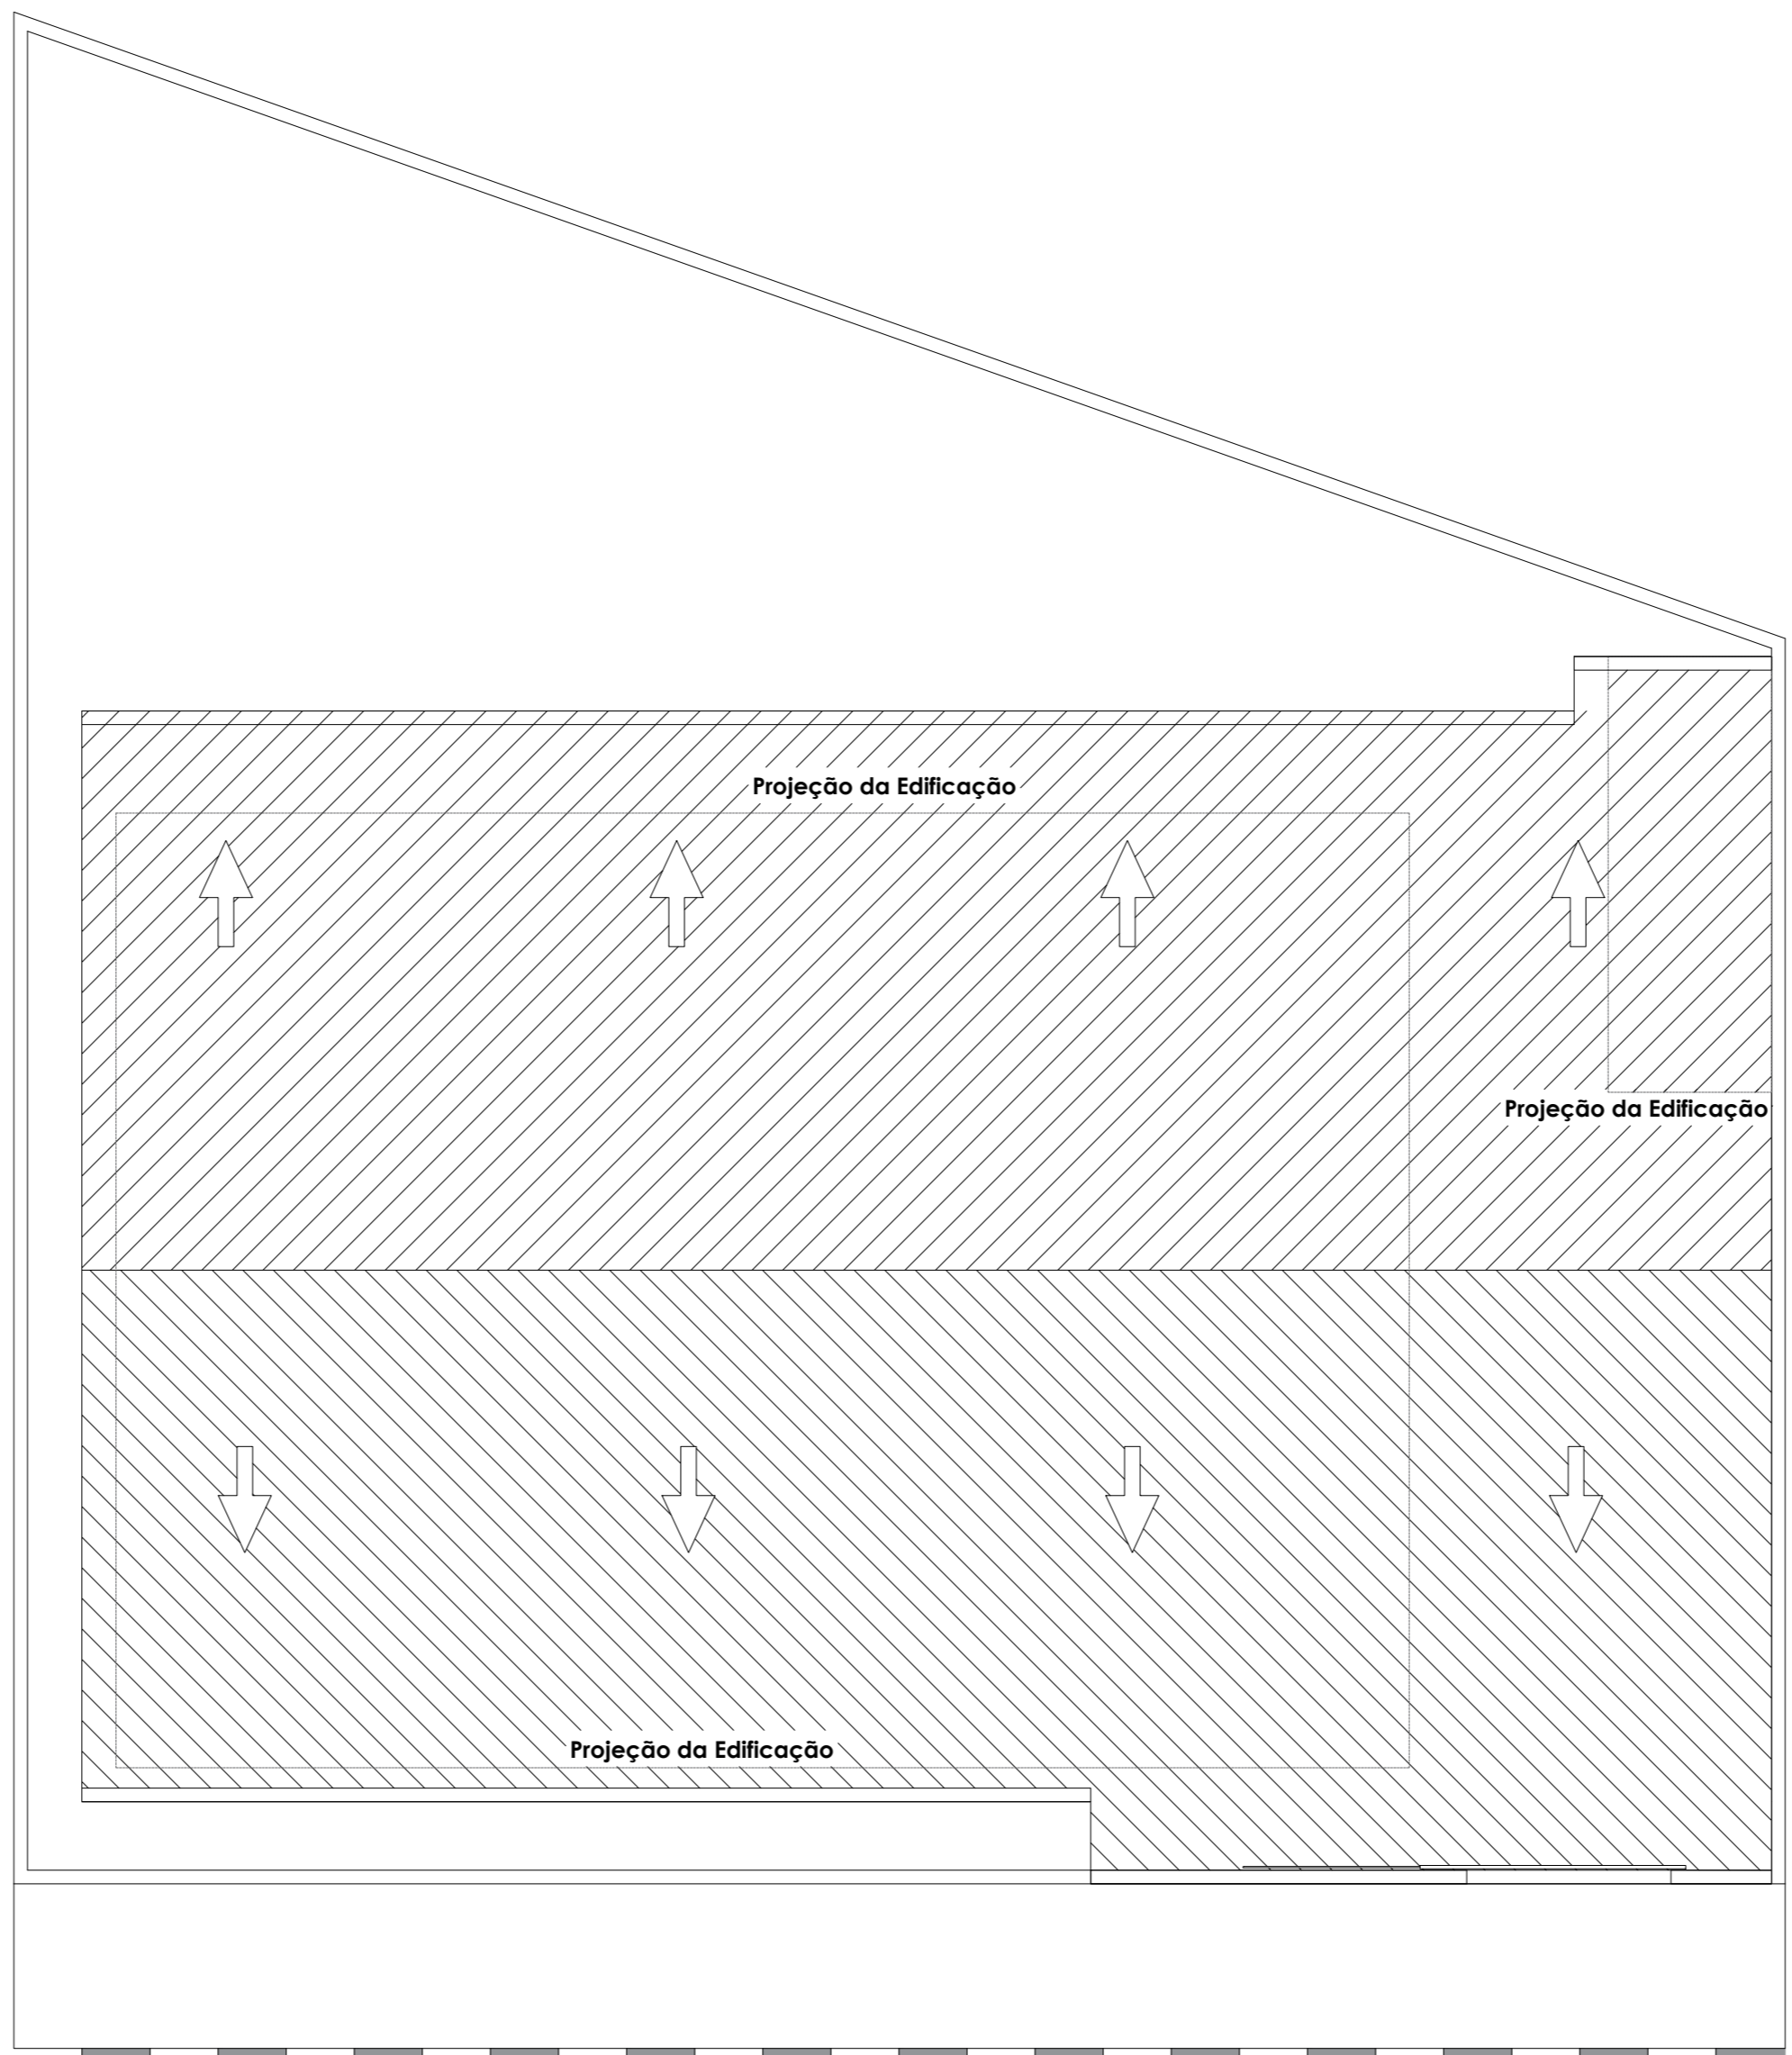

Planta da Cobertura
Escala 1/100

SINALIZAÇÃO DE EQUIPAMENTOS

PLACA	FINALIDADE	ESTILO	APLICAÇÃO
SE-05	Extintor de Incêndio	Fundo: Vermelho Pictograma: Fotoluminescente	Indicação de localização dos extintores de incêndio.

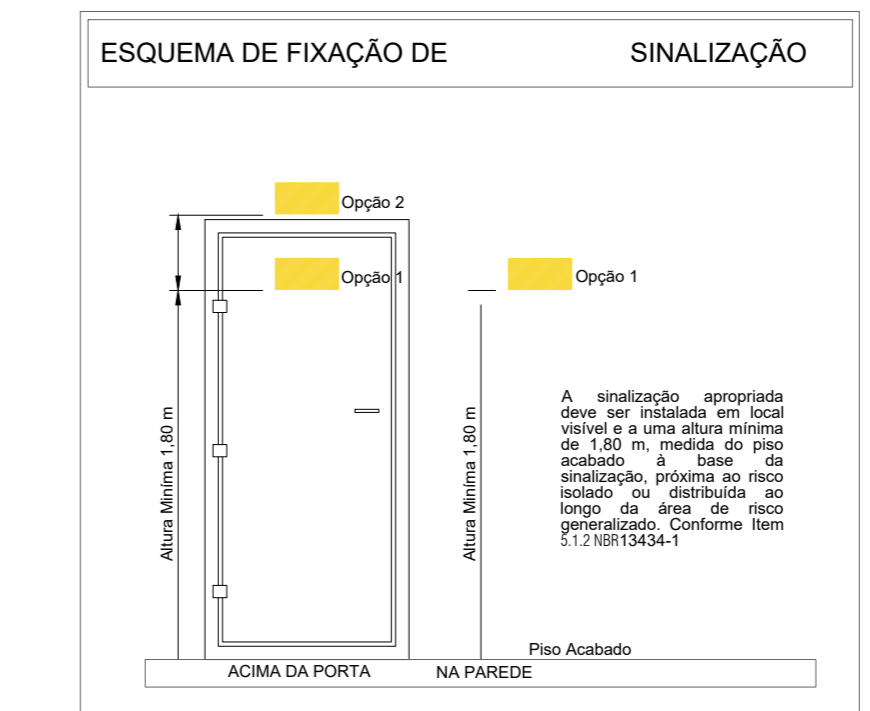

LEGENDA

EXTINTORES	EXTINTOR PORTÁTIL DE PÓ QUÍMICO SECO (PQS) - 6KG/ 40 - B-C
	EXTINTOR PORTÁTIL DE ÁGUA PRESSURIZADA (H2O) - 10L / 3-A
	EXTINTOR DE ESPUMA MECÂNICA PORTÁTIL 10 L/ 10-B
SISTEMA DE ILUM. DE EMERGÊNCIA	PONTO DE ILUMINAÇÃO DE EMERGÊNCIA BLOCO AUTÔNOMO, 30 LEDS
	ILUMINAÇÃO DE EMERGÊNCIA DE BALIZAMENTO
ROTAS DE FUGA	SAÍDA FINAL DA ROTA DE FUGA
	DIREÇÃO DE FLUXO DA ROTA DE FUGA

PREFEITURA MUNICIPAL DE ESTIVA GERBI

PROJETO EXECUTIVO
SISTEMA DE SEGURANÇA CONTRA INCÊNDIOS

FOLHA 5/5

OBRA — CONSTRUÇÃO DE UMA ESCOLA

LOCAL — RUA SEBASTIÃO DE MELLO, S/Nº, PARQUE SÃO JOSÉ ESTIVA GERBI - SP

PROPR. — PREFEITURA MUNICIPAL DE ESTIVA GERBI

ESCALA — INDICADAS DATA: NOV/2023

QUADRO DE ÁREAS

Ambiente	Área
Refeitório	32,99 m ²
Cozinha	28,27 m ²
Sala de Aula 01	38,81 m ²
Sala de Aula 02	40,08 m ²
Sala de Aula 03	38,81 m ²
Sala de Aula 04	40,08 m ²
Corredor	39,89 m ²
WC Masc.	14,76 m ²
WC Fem.	13,49 m ²
Diretoria Secretaria	15,30 m ²
Depósito	11,54 m ²
Externo	99,98 m ²
Total:	414,00 m²

PROPRIETÁRIO
PREFEITURA MUNICIPAL DE ESTIVA GERBI
CNPJ: 67.168.856/0001-41
CLÁUDIA BOTELHO DE OLIVEIRA DIEGUES
PREFEITA MUNICIPAL

AUTOR DO PROJETO E DIREÇÃO TÉCNICA DA OBRA
JEAN AGUIAR MENDONÇA
ENGENHEIRO CIVIL - CREA/SP 5069753448
ART: 28027230231299256