




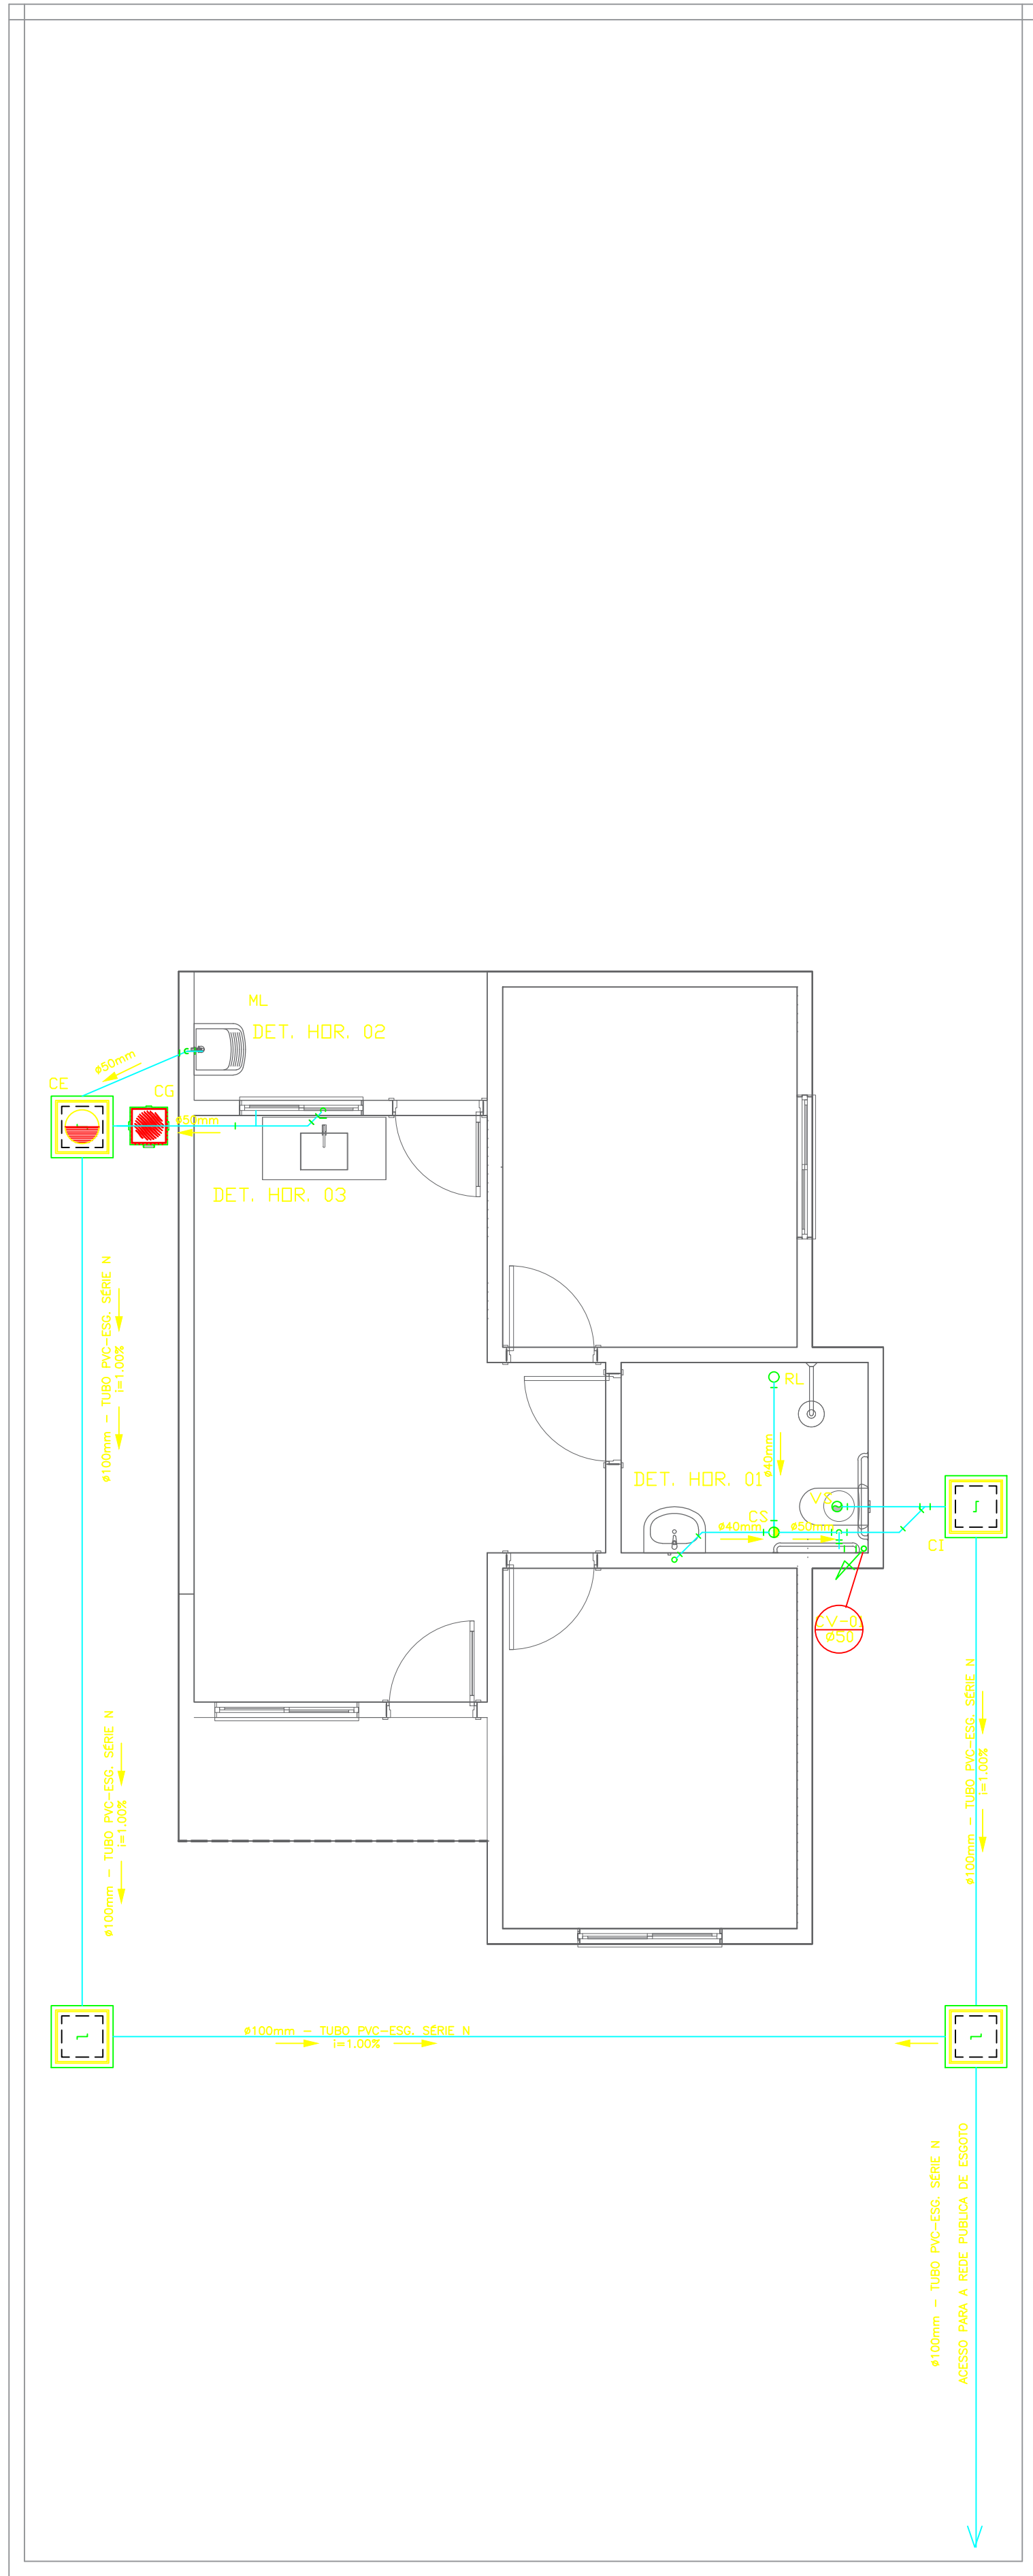


PROJETO SANITÁRIO - PLANTA BAIXA
ESCALA 1:50

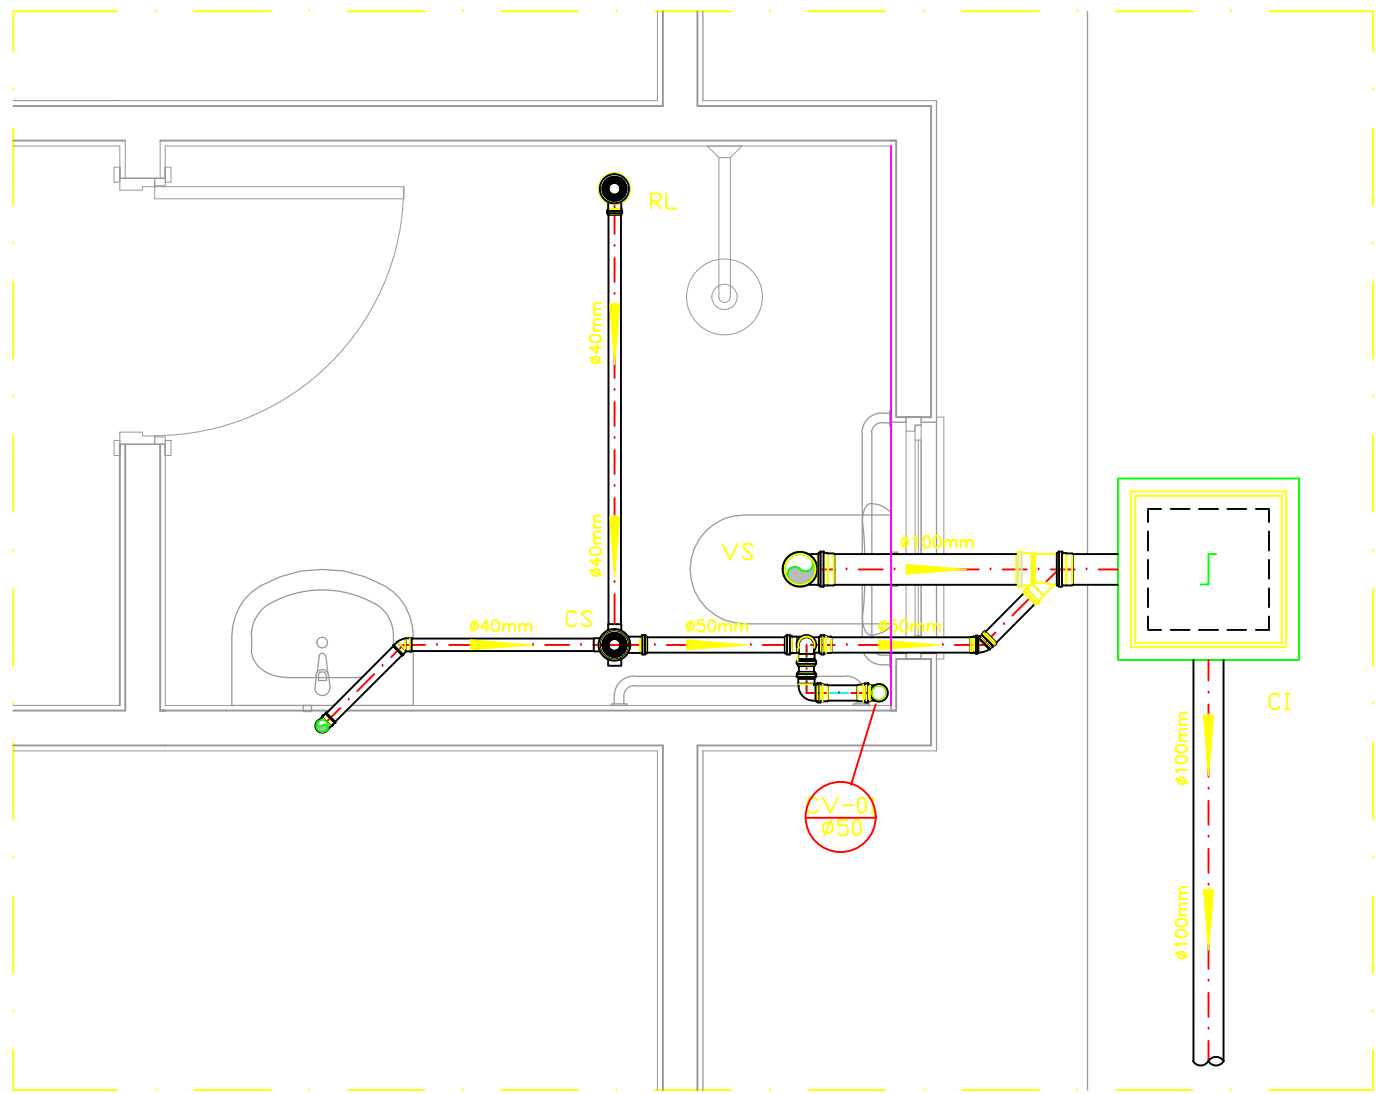


DETALHE HORIZONTAL - 01
ESCALA 1:25

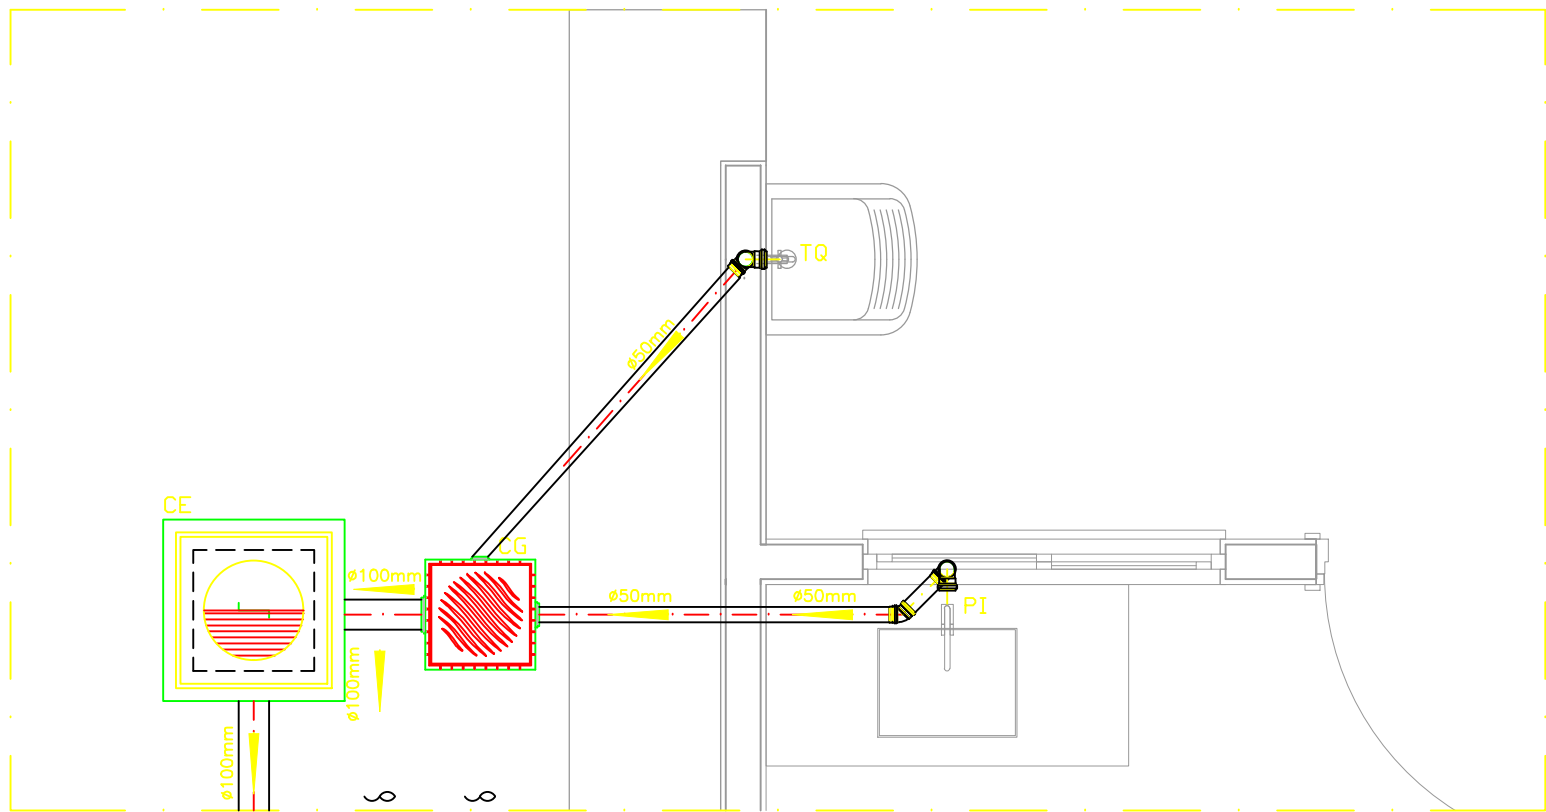


DETALHE HORIZONTAL - 02 E 03
ESCALA 1:25

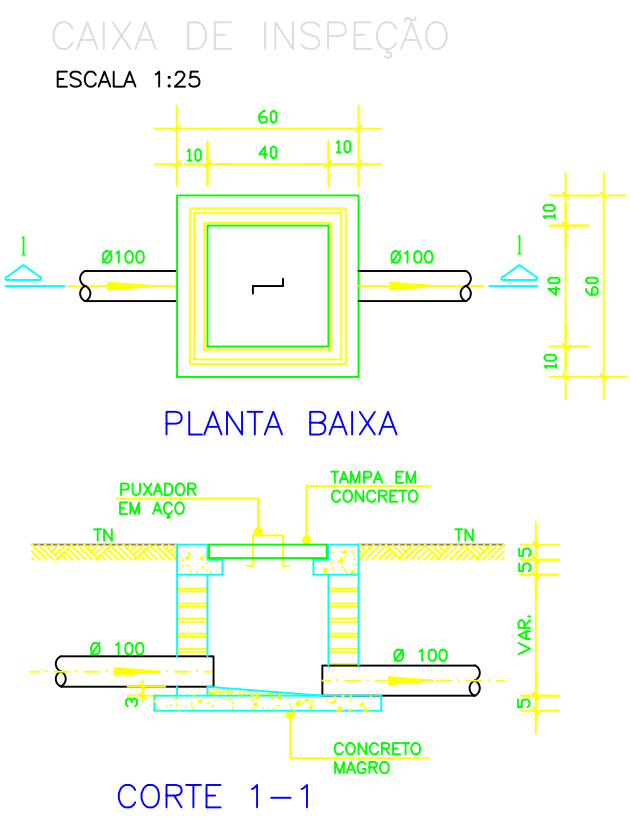

CAIXA DE GORDURA
(Dimensão interna 40x40)
ESCALA 1:25

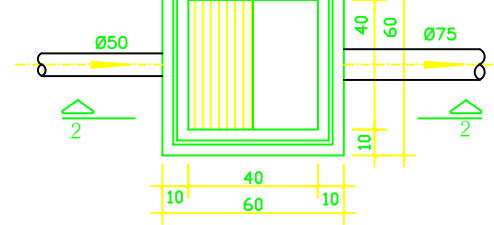


PLANTA BAIXA

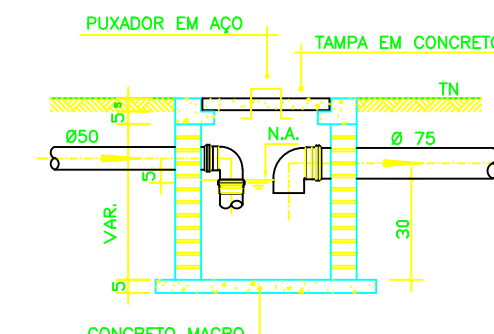


CORTE 2-2

CAIXA DE ESPUMA
(Dimensão interna 40x40)
ESCALA 1:25

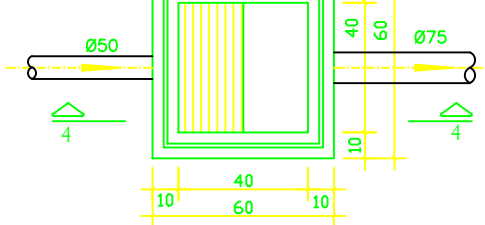

PLANTA BAIXA

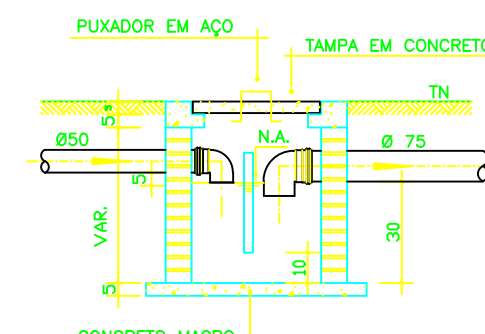

CORTE 4-4

LEGENDA

- CI Caixa de Inspeção - 60x60cmVar
- CG Caixa de Gordura - 60x60cmVar
- CE Caixa de Espuma - 60x60cmVar
- RL Ralo Seco 100x100x50mm
- RS Ralo Sifonado 100x100x50mm
- RH Ralo hemisférico (tipo abacaxi) 100x100mm
- CS Caixa Sifonada 100x100x50mm
- CAP Caixa de Águas Pluviais
- AP Tubo de Queda - Águas Pluviais
- CV Coluna de Ventilação
- DN-ø Diâmetro Nominal da Peça
- i Inclinação Mínima
- T.N. Terreno Natural
- Sentido do Fluxo
- ↗ Bucha de Redução
- ↘ Prumada que Sobee
- ↖ Prumada que Desce
- Nomenclatura da Coluna
- Numeração da Coluna
- Diâmetro da Tubulação
- Nível da Geratriz Inferior das Tubulações
- Canalização de Esgoto - PVC Esg - Série N
- Canalização de Ventilação - PVC Esg - Série N
- Canalização de Águas pluviais - PVC Água Pluvial-Série R

NOTAS

- Quanto à Inclinação:
- A inclinação mínima para a rede de esgoto e águas pluviais serão conforme indicado abaixo:

Diâmetros	Esgoto	Águas pluviais
40	2,0%	1,00%
50	2,0%	1,00%
75	2,0%	1,00%
100	1,0%	1,00%

- CAIXAS E RALOS.
- As caixas de inspeção, gordura, e águas pluviais deverão ser confeccionadas conforme detalhe em projeto e serão em alvenaria de tijolos maciços.
- Todos os materiais deverão ser fabricados por empresas com certificação INMETRO e com os materiais também certificados de acordo com as especificações em projeto.
- As setas indicam o sentido do fluxo.
- Todos os diâmetros estão em milímetros.
- Todos os vasos sanitários estão localizados a 30cm da parede pronta para a obra das mesmas.
- Todos as tubulações deverão ser montadas com junta elástica nas abas (quais ou superior a 50mm, já as tubulações inferiores deverão ser soldadas com adesivo plástico, com exceção da ligação do ponto de lavatório com o sifão.
- A vedação da bacia sanitária deverá ser feita com anel deca ou similar, conforme indicado no projeto.
- INSTRUÇÕES DE MONTAGEM:
- JUNTAS SOLDADAS:
- A- Limpar com estopa branca a ponta e bolsa a serem unidas.
- B- Lixar a ponta e a bolsa com fixa N°100 até eliminar o brilho superficial.
- C- Limpar a ponta e a bolsa com uma estopa branca embebida em solução limpadora.
- D- Aplicar adesivo tigre na bolsa e na ponta a serem unidas procedendo a montagem imediata.
- JUNTA ELÁSTICA COM ANEL DE BORRACHA:
- A- Limpar com estopa branca a ponta e bolsa a serem unidas.
- B- Introduzir o anel de borracha no alojamento (violo) apropriado existente na bolsa.
- C- Marcar a profundidade da bolsa na ponta do tubo. Essa marcação servirá como referência para se constatar a penetração da ponta no interior da bolsa.
- D- Aplicar pasta lubrificante na parte visível do anel (já colocado na bolsa). Repetir essa mesma operação na ponta do tubo. Não utilizar graxas ou óleos como lubrificantes.
- E- Proceder a montagem introduzindo a ponta no tubo até o fundo da bolsa tendo como referência a marca previamente feita no tubo. Recuar a ponta para fora da bolsa aproximadamente 5mm, isso possibilitará que a junta observe os movimentos da tubulação devido a expansão térmica.

PROJETADO POR:		PREFEITURA MUNICIPAL DE ILHA COMPRIDA ESTÂNCIA BALNEÁRIA AVENIDA BEIRA MAR 11000 - CEP 11925-000	
DES/PROJ:	NELSON COLOMBO JUNIOR	JUNHO/25	ORÇ:
RESP. TÉCN:	NELSON COLOMBO JUNIOR	SET/25	Minha Casa Minha Vida
ASS:	0651604879	SET/25	ENDEREÇO: Rua Júlio de Almeida, Rua Humberto Paladini, Rua Antônio Meneses, Quadra B0, RC e 9B.
PROJETO SANITÁRIO		ASSAIO:	PROJETO SANITÁRIO
		Nº DES:	05/08
		REV:	02
		ESCALA:	INDICADA