


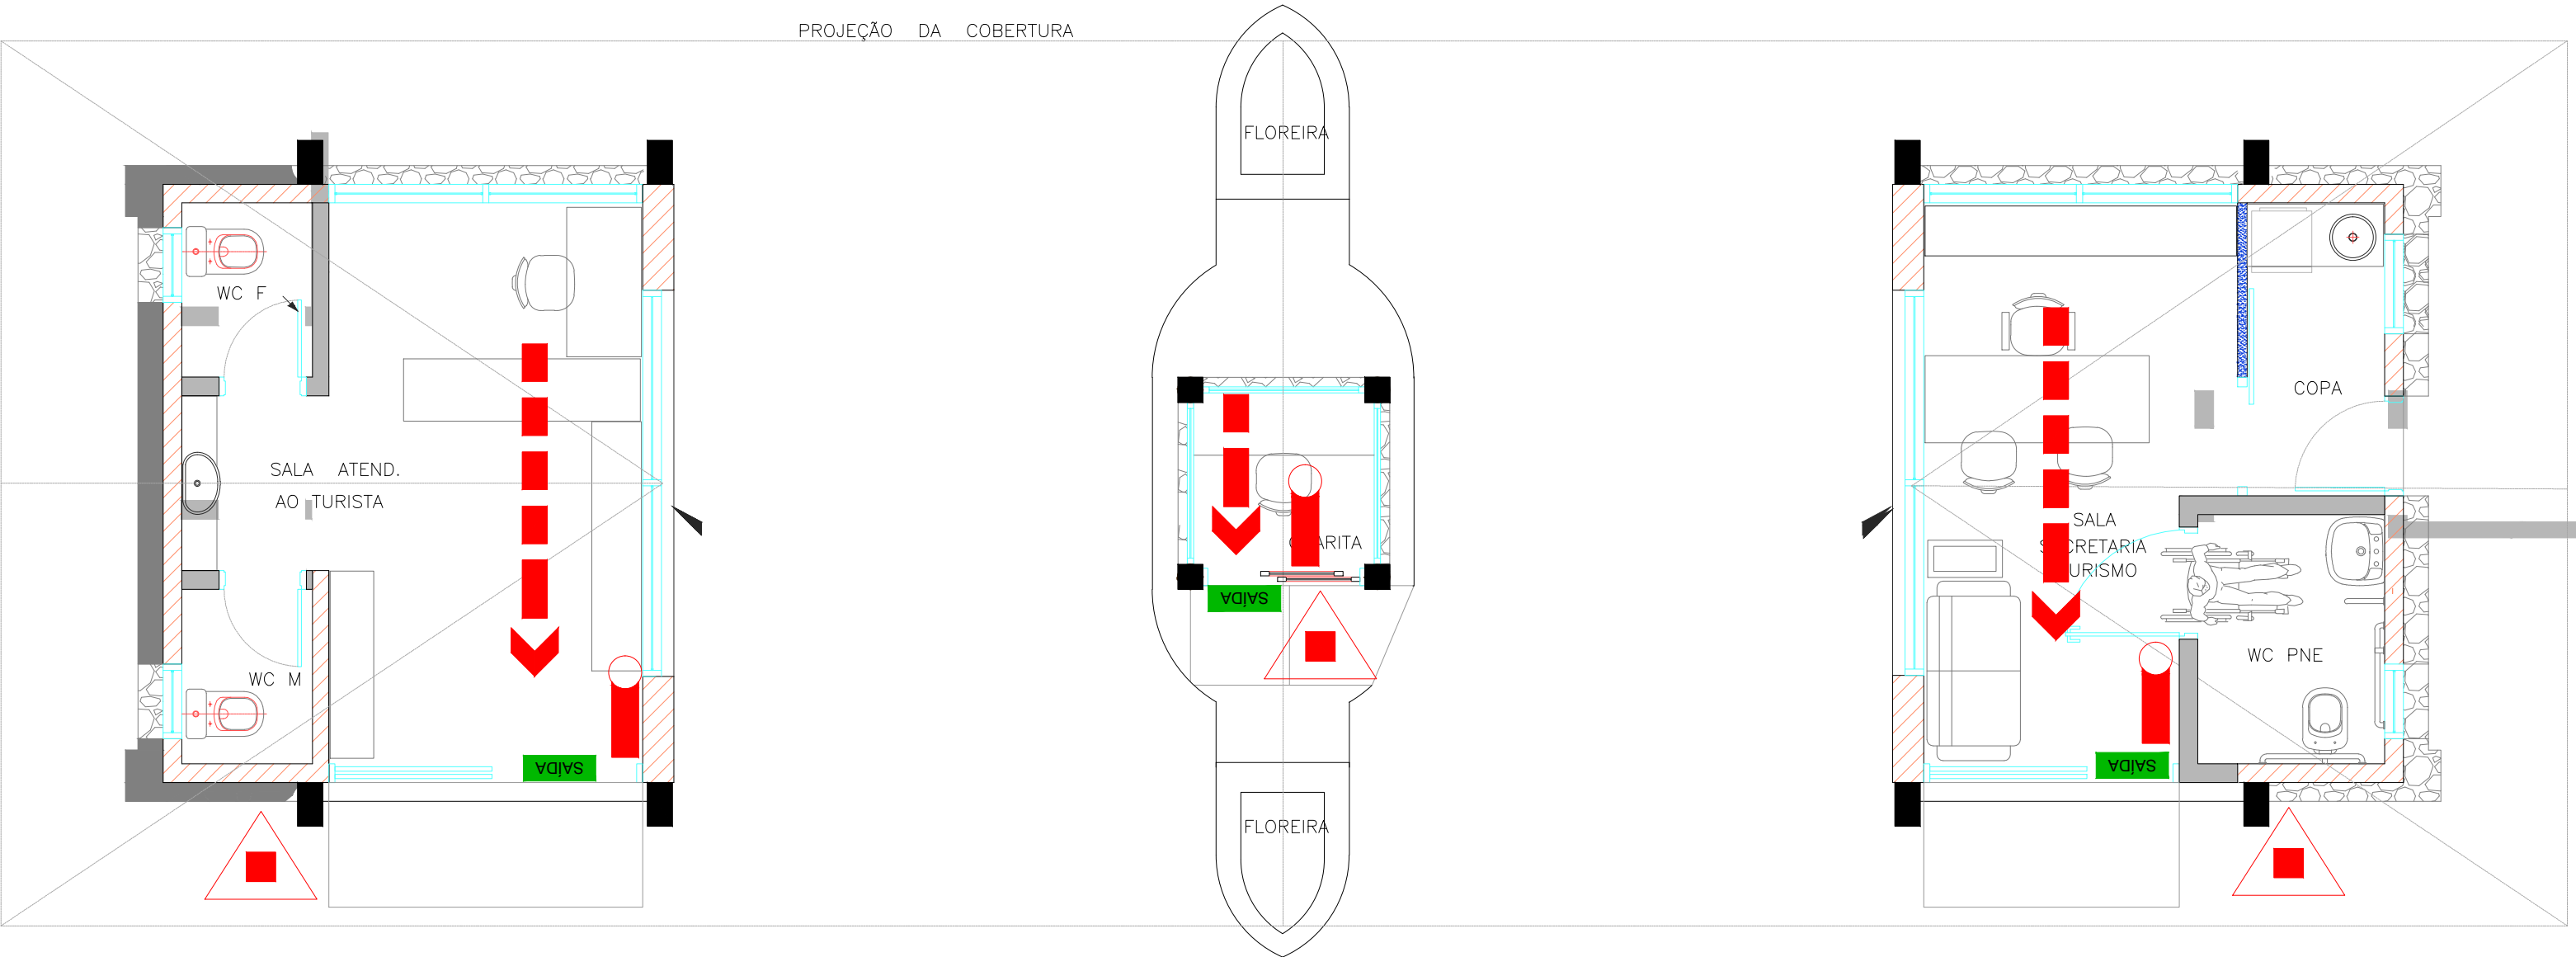

PLANTA BAIXA
ESCALA: 1/50

		PORTAL DE MONTE VERDE PLANTA BAIXA BOMBEIRO	
RESPONSÁVEL TÉCNICO: ENG. CIVIL MAURO HENRIQUE CARVALHO DE SIQUEIRA CREA: 5070120856/D		INTERESSADO: PREFEITURA MUNICIPAL DE CAMANDUCAIA-MG RODRIGO ALVES DE OLIVEIRA PREFEITO MUNICIPAL CPF 800.117.996/68	
ÁREAS: CONFORME INDICADO	DESENHISTA: ANA PAULA DANTAS DA SILVA	DATA: 11/04/2022	ESCALA: INDICADA
		FOLHA:	13/15