


# PLANTA BAIXA - REQUALIFICA UBS

ESCALA 1:50

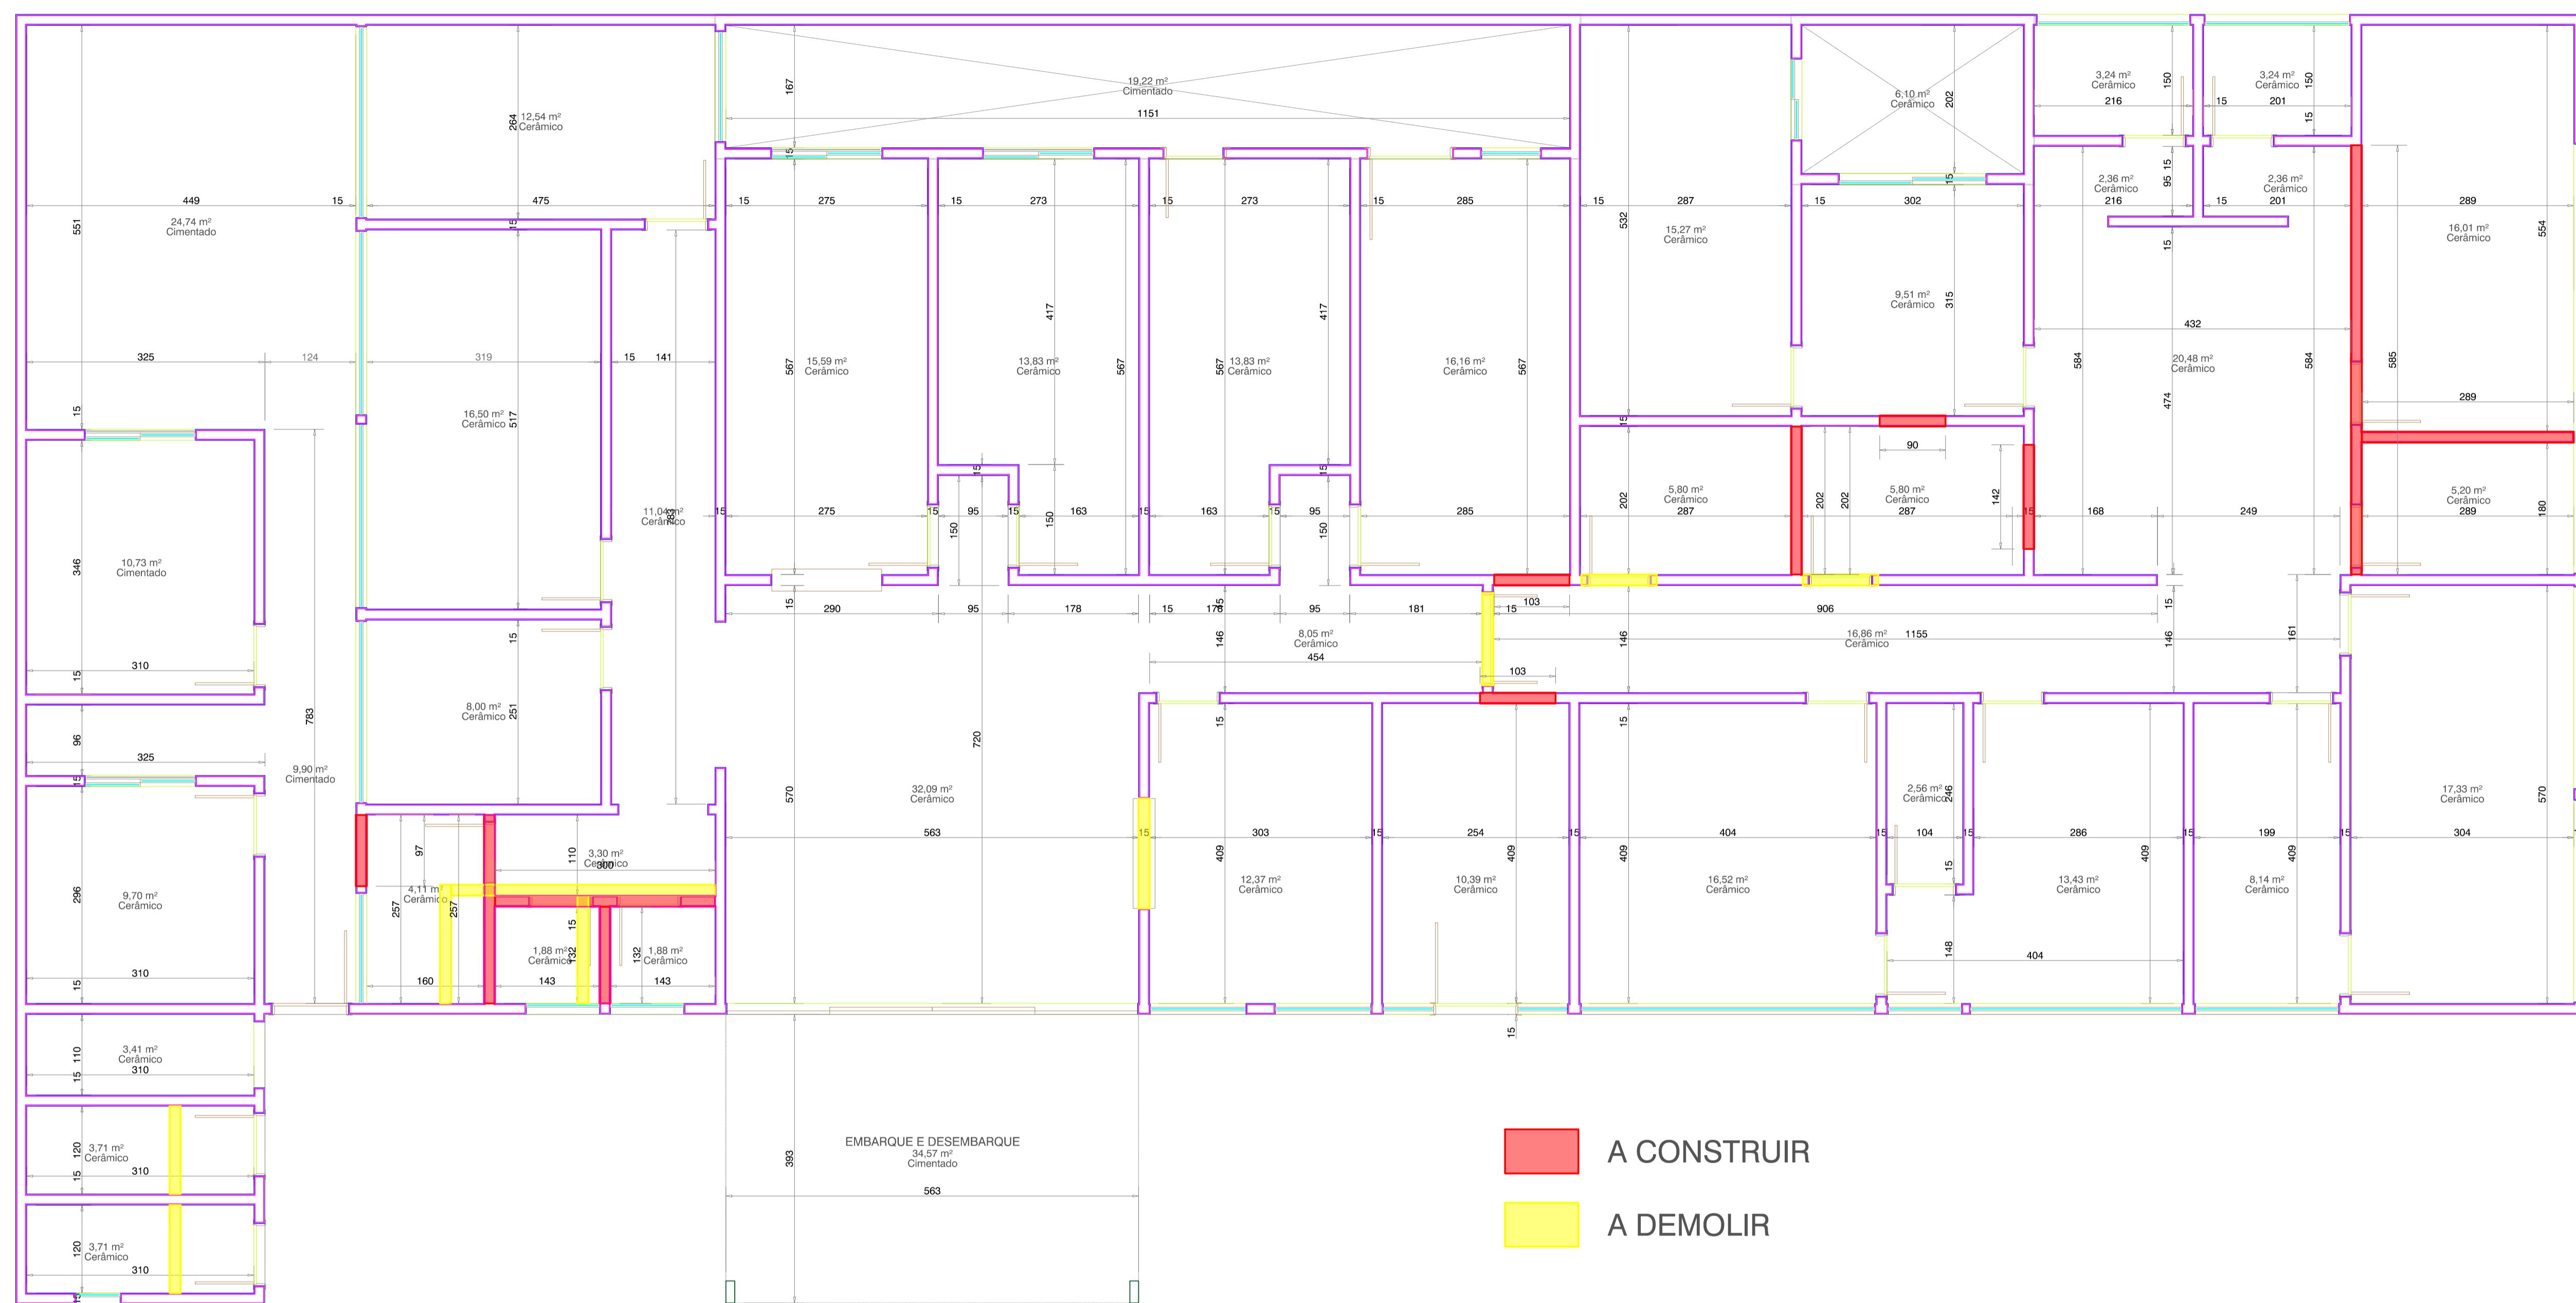

&lt;div[](https://img.shields.io/badge/-A%20CONSTRUUIR-000000?style=for-the-badge)

## A DEMOLI

PREFEITURA MUNICIPAL DE IEPÊ  
**SETOR DE ENGENHARIA**

&lt;div[](https://www.prancha.com.br/assets/imgs/logo-prancha-100x100px.png) PRANCHA 01 / 01

## CONTEÚDO DA PRANCHA: **REQUALIFICA UBS - REFORMA PLANTA BAIXA**

## PRANCHA A1

**LOCAL DA OBRA**  
**RUA SÃO PAULO, Nº 74, CENTRO**

DATA DO PROJETO  
09/2019

IEPE - SAO PAULO  
ENGENHEIRO RESPONSÁVEL  
**CELSO A. PISSINATTI CARDOSO**  
CEP 05501-000

REVISÃO  
00